 
 
 



政界及團體代表(部市盟) 新榮					工 事	E-1
任 樣 書						
雇用促進事業団						
年 月						

設備機材等指定表 (電気の部)

分 類	機 材 名	適用範囲	製造者名	分 類	機 材 名	適用範囲	製造者名	分 類	機 材 名	適用範囲	製造者名	分 類	機 材 名	適用範囲	製造者名					
電線管類・ 同 付 属 品	金 属 管	一般配線工事 に使用するもの	JIS マーク表示品	計器・継電器	指示電気計器	JIS C 1102 (指示電気計器) に適合するもの 但し、トランス ジューサ方式の ものは除く	JIS マーク表示品	開 閉 器 類	高圧気中負荷 開閉器	JIS C 4605 (高圧交流負荷開 閉器) JIS C 4607 (引はずし形高圧 交流負荷開閉器) に適合するもの	大垣電機製作所 高 岳 製 作 所 高松電機製作所 中 立 電 機 東京芝浦電気 日立製作所 富士電機製造 三 菱 電 機	防 火 器 具 類	防 火 器 具 及 び 付 属 品 類		アイデン 伊 東 電 機 星 和 電 機 松 下 電 工 森 電 機 岩 崎 電 気					
	金 属 管 付 属 品		JIS マーク表示品		保護継電器		高 岳 製 作 所 立 石 電 機 東京芝浦電気 日 新 電 機 光 商 工 業 日立製作所 富士電機製造 三 菱 電 機 明 電 舎 井上電機製作所 泰和電気工業 (OCG・OVGに限る) 神 鋼 電 機		電磁開閉器類	交流電磁開閉器 交流電磁接触器	JIS C 8325 (交流電磁開閉器) JEM 1038 (交流電磁接触器) これらの箱なしの もの		春日電機 東京芝浦電気 日立製作所 日立製作所 富士電機製造 松 下 電 工 明 電 舎 安川電機製作所 神 鋼 電 機	拡 声 装 置	ホーンスピーカ		JIS マーク表示品			
	合 成 樹 脂 管	一般配線工事 に使用するもの	JIS マーク表示品		水位継電器		春日電機 立 石 電 機 日立製作所 松 下 電 工 三 菱 電 機		コンデンサ	高圧進相コンデ ンサ	JIS C 4902 (高圧および特 別高圧進相コン デンサ)に適合 するもの		指月電機製作所 東京芝浦電気 日 新 電 機 日本コンデンサ工業 松下電器産業 マルコン電子 三 菱 電 機		表示装置	表示装置 (ランプ式に限 る)	電気時計・スピー カなどのボックス に収める場合は、 その外箱を電気時 計・スピーカなど のメーカーに製作 させてよい。	東亜特殊電機 東 芝 電 材 日 本 電 気 日 本 ビ ク ト ー 日 本 無 線 不 二 音 響 富 士 通 松 下 通 信 工 業		
	可とう電線管	一般配線工事 に使用するもの	JIS マーク表示品																	
	可とう電線管 付 属 品		JIS マーク表示品																	
	フロアダクト		JIS マーク表示品																	
	フロアダクト 付 属 品		JIS マーク表示品																	
	合成樹脂継ぎ 付	一般配線工事 に使用するもの	JIS マーク表示品																	
電線・ケーブル 同 付 属 品	1V・VV・OW ・TVEF・DV	一般配線工事 に使用するもの	JIS マーク表示品	遮断器類	電圧7.2KVにお いて遮断容量28 KA以下の交流 遮断器	JIS C 4603 (高圧交流遮断 器) JEC 181 (交流遮断器) に適合するもの	高 岳 製 作 所 東京芝浦電気 日 新 電 機 日立製作所 富士電機製造 三 菱 電 機 明 電 舎	変 圧 器	高圧用変圧器	JIS C 4304 (配電用6KV 油入変圧器) JEC 204 (変圧 器)に適合する もの	愛知電機工作所 大 阪 変 圧 器 高 岳 製 作 所 東京芝浦電気 日 新 電 機 日立製作所 富士電機製造 松 下 電 機 三 菱 電 機 明 電 舎	自動閉鎖装置 (自動閉鎖機構)	運動制御器 自動閉鎖装置		日本建築センターの 防災性能認定マーク が貼付されたもの					
	CV・CE・CVV	一般配線工事 に使用するもの	鐘淵化学工業 河村電線工業 北日本電線 京三電線 三和電線工業 昭和電線電機 住友電気工業 大 電 機 大日本電線 太陽電線 タツタ電線 津田電線 帝国電線製造所 東海電線 東日電線 豊国佐々木電線 西日本電線 日立電線 藤倉電線 古河電気工業 矢崎電線 理研電線 (CV・CEを除く)		電圧7.2KVにお いて遮断容量 12.5KV以下の 交流遮断器	JIS C 4603 (高圧交流遮断 器)に適合するもの	愛知電機製作所 井上電機製作所 川崎電機 正興電機製作所 中 立 電 機		配線用遮断器	JIS C 8370 (配線用遮断器) に適合するもの	寺崎電気産業 東京芝浦電気 日立幸電機製作所 日立製作所 富士電機製造 三 菱 電 機		配線器具類	スイッチ類 コンプレッ ション機 自動点滅器	一般配線工事に 使用するもの	JIS マーク表示品	非常電話観視機 非常電話子機	増 幅 器 操 作 装 置 遠 隔 操 作 器 非常電話観視機 非常電話子機	非常用放送設備委員 会の合格ラベルが貼 付されたもの	
	通信ケーブル	一般配線工事 に使用するもの	沖電線工業 鐘淵化学工業 北日本電線 京三電線 品川電線 昭和電線電機 住友電気工業 大 電 機 大日本電線 太陽電線 タツタ電線 津田電線 帝国電線製造所 東日電線 豊国佐々木電線 西日本電線 日立電線 藤倉電線 古河電気工業 矢崎電線		配線用遮断器	JIS C 8370 (配線用遮断器) フレームの大きさ 225A以下のもの	朝日電機工業 松 下 電 工 大 日 立 製 作 所 (100A以下に限る) テンパール工業		漏電遮断器	JIS C 8371 (漏電遮断器) に適合するもの	寺崎電気産業 東京芝浦電気 日立幸電機製作所 日立製作所 富士電機製造 三 菱 電 機		放電灯安定器・ ランプ	けい光灯安定器	屋内の一般照明 用けい光灯器具に 使用するもの	JIS マーク表示品	電 源 装 置	蓄電池 整流装置	建築基準法用及び 消防法に使用する 別置用のもの	蓄電池設備認定委員 会の認定証書が貼付 されたもの
	耐火・耐熱 ケ ー ブ ル	一般配線工事 に使用するもの	耐火・耐熱電線認定業 務委員会の認定を受け ている旨の表示をした もの		配線用遮断器	JIS C 8371 (漏電遮断器) に適合するもの	寺崎電気産業 東京芝浦電気 日立幸電機製作所 日立製作所 富士電機製造 三 菱 電 機		水銀灯安定器	屋内の一般照明 用水銀灯器具に使用 するもの	岩崎電気 金門電気 東京芝浦電気 日本電気シルバニア 日本電池 日立製作所 松 下 電 工 三 菱 電 機 和 光 電 気		けい光灯ランプ	同、同上	JIS マーク表示品	蓄電池		建築基準法用、消 防法用及び交換機 用以外で鉛及びアル カリ蓄電池の充電 用に使用する整流 装置	新神戸電機 日 本 電 池 古 河 電 池 松 下 電 器 産 業 湯 浅 電 池 本 多 電 機 (ポケット形アルカ リ蓄電池に限る)	
	ビニルテープ	一般配線工事 に使用するもの	JIS マーク表示品																	
	圧着端子 圧着スリーブ	一般配線工事 に使用するもの	JIS マーク表示品																	
設備機材等指定表 (電気部) 昭和 57 年度版																				
雇用促進事業団																				
年 月																				



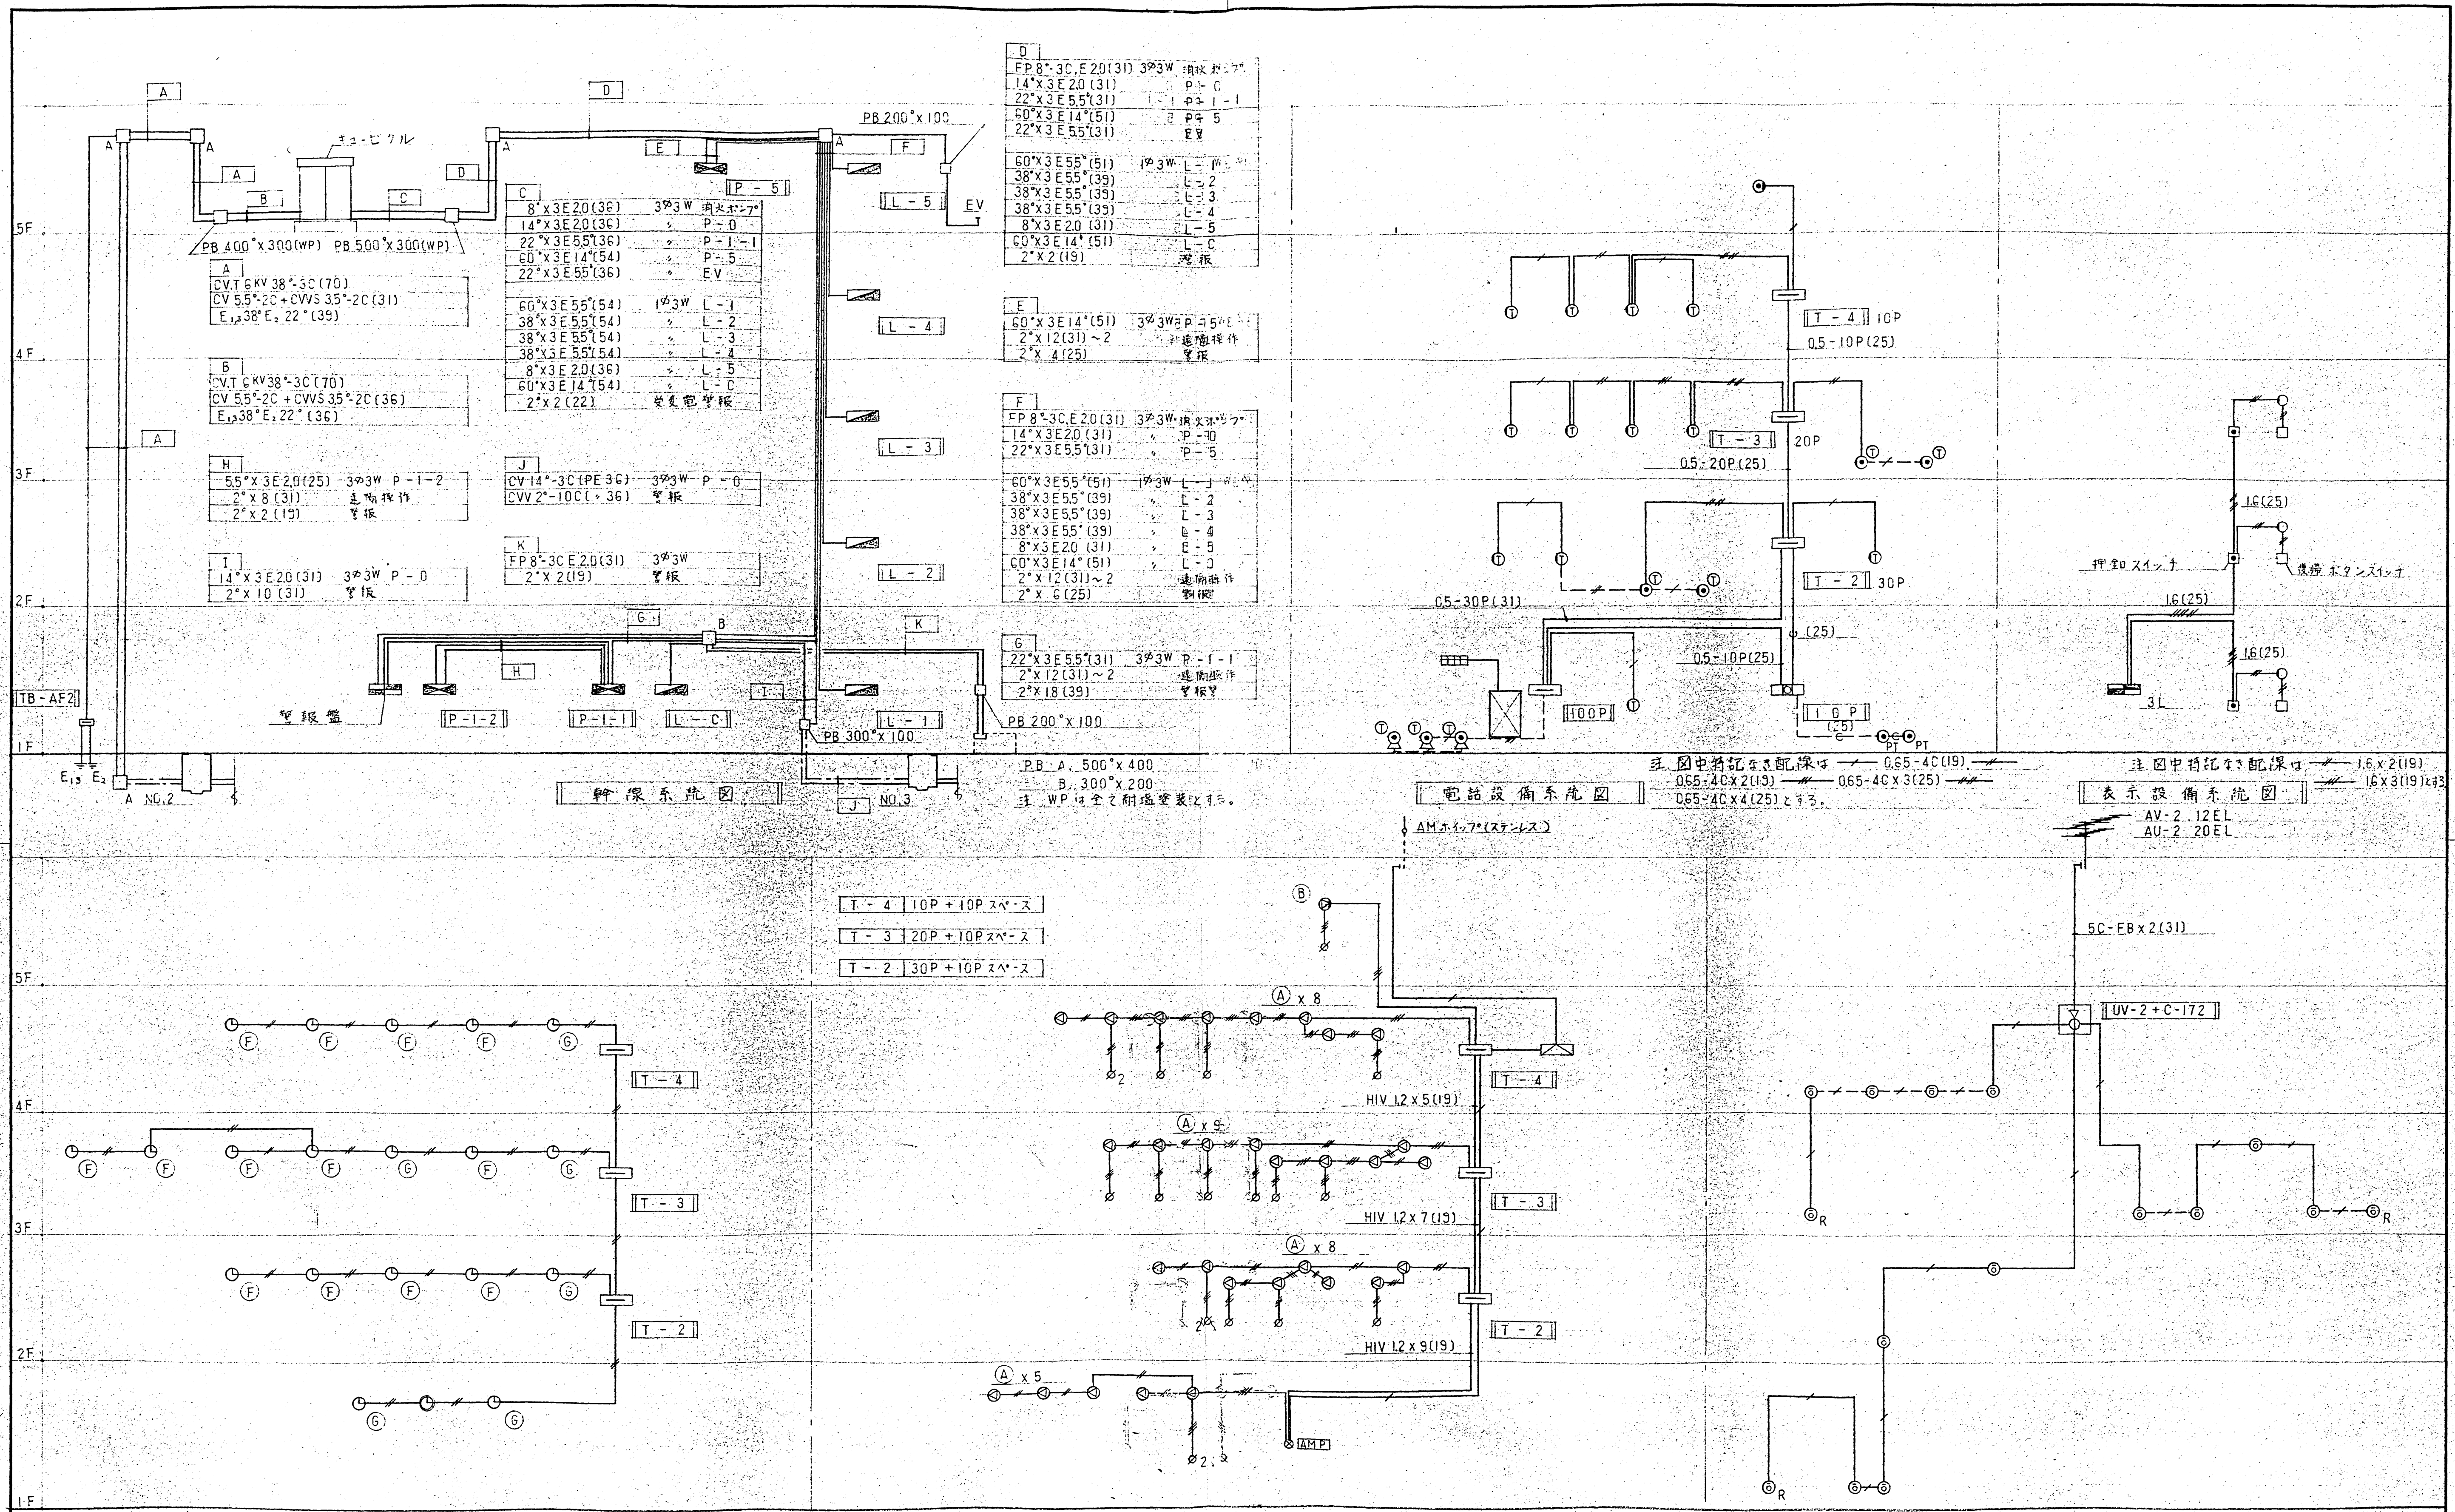


D	FP 8°-3C, E 20(31) 3φ3W 消火ポンプ
	14°X 3E 20(31) P-0
	22°X 3E 55(31) P-1-1
	60°X 3E 14°(51) P-5
	22°X 3E 55(31) EV
	60°X 3E 55°(51) 1φ3W L-1
	38°X 3E 55°(39) L-2
	38°X 3E 55°(39) L-3
	38°X 3E 55°(39) L-4
	8°X 3E 20(31) L-5
	60°X 3E 14°(51) L-C
	2°X 2(19) 警報

E	60°X 3E 14°(51) 3φ3W P-5
	2°X 12(31) ~ 2 遠隔操作
	2°X 4(25) 警報

F	FP 8°-3C, E 20(31) 3φ3W 消火ポンプ
	14°X 3E 20(31) P-0
	22°X 3E 55(31) P-5
	60°X 3E 55°(51) 1φ3W L-1
	38°X 3E 55°(39) L-2
	38°X 3E 55°(39) L-3
	38°X 3E 55°(39) L-4
	8°X 3E 20(31) L-5
	60°X 3E 14°(51) L-C
	2°X 12(31) ~ 2 遠隔操作
	2°X 6(25) 警報

G	22°X 3E 55°(31) 3φ3W P-1-1
	2°X 12(31) ~ 2 遠隔操作
	2°X 18(39) 警報

P.B. A. 500°X 400
B. 300°X 200
注: WP は全て耐塩害装置とする。

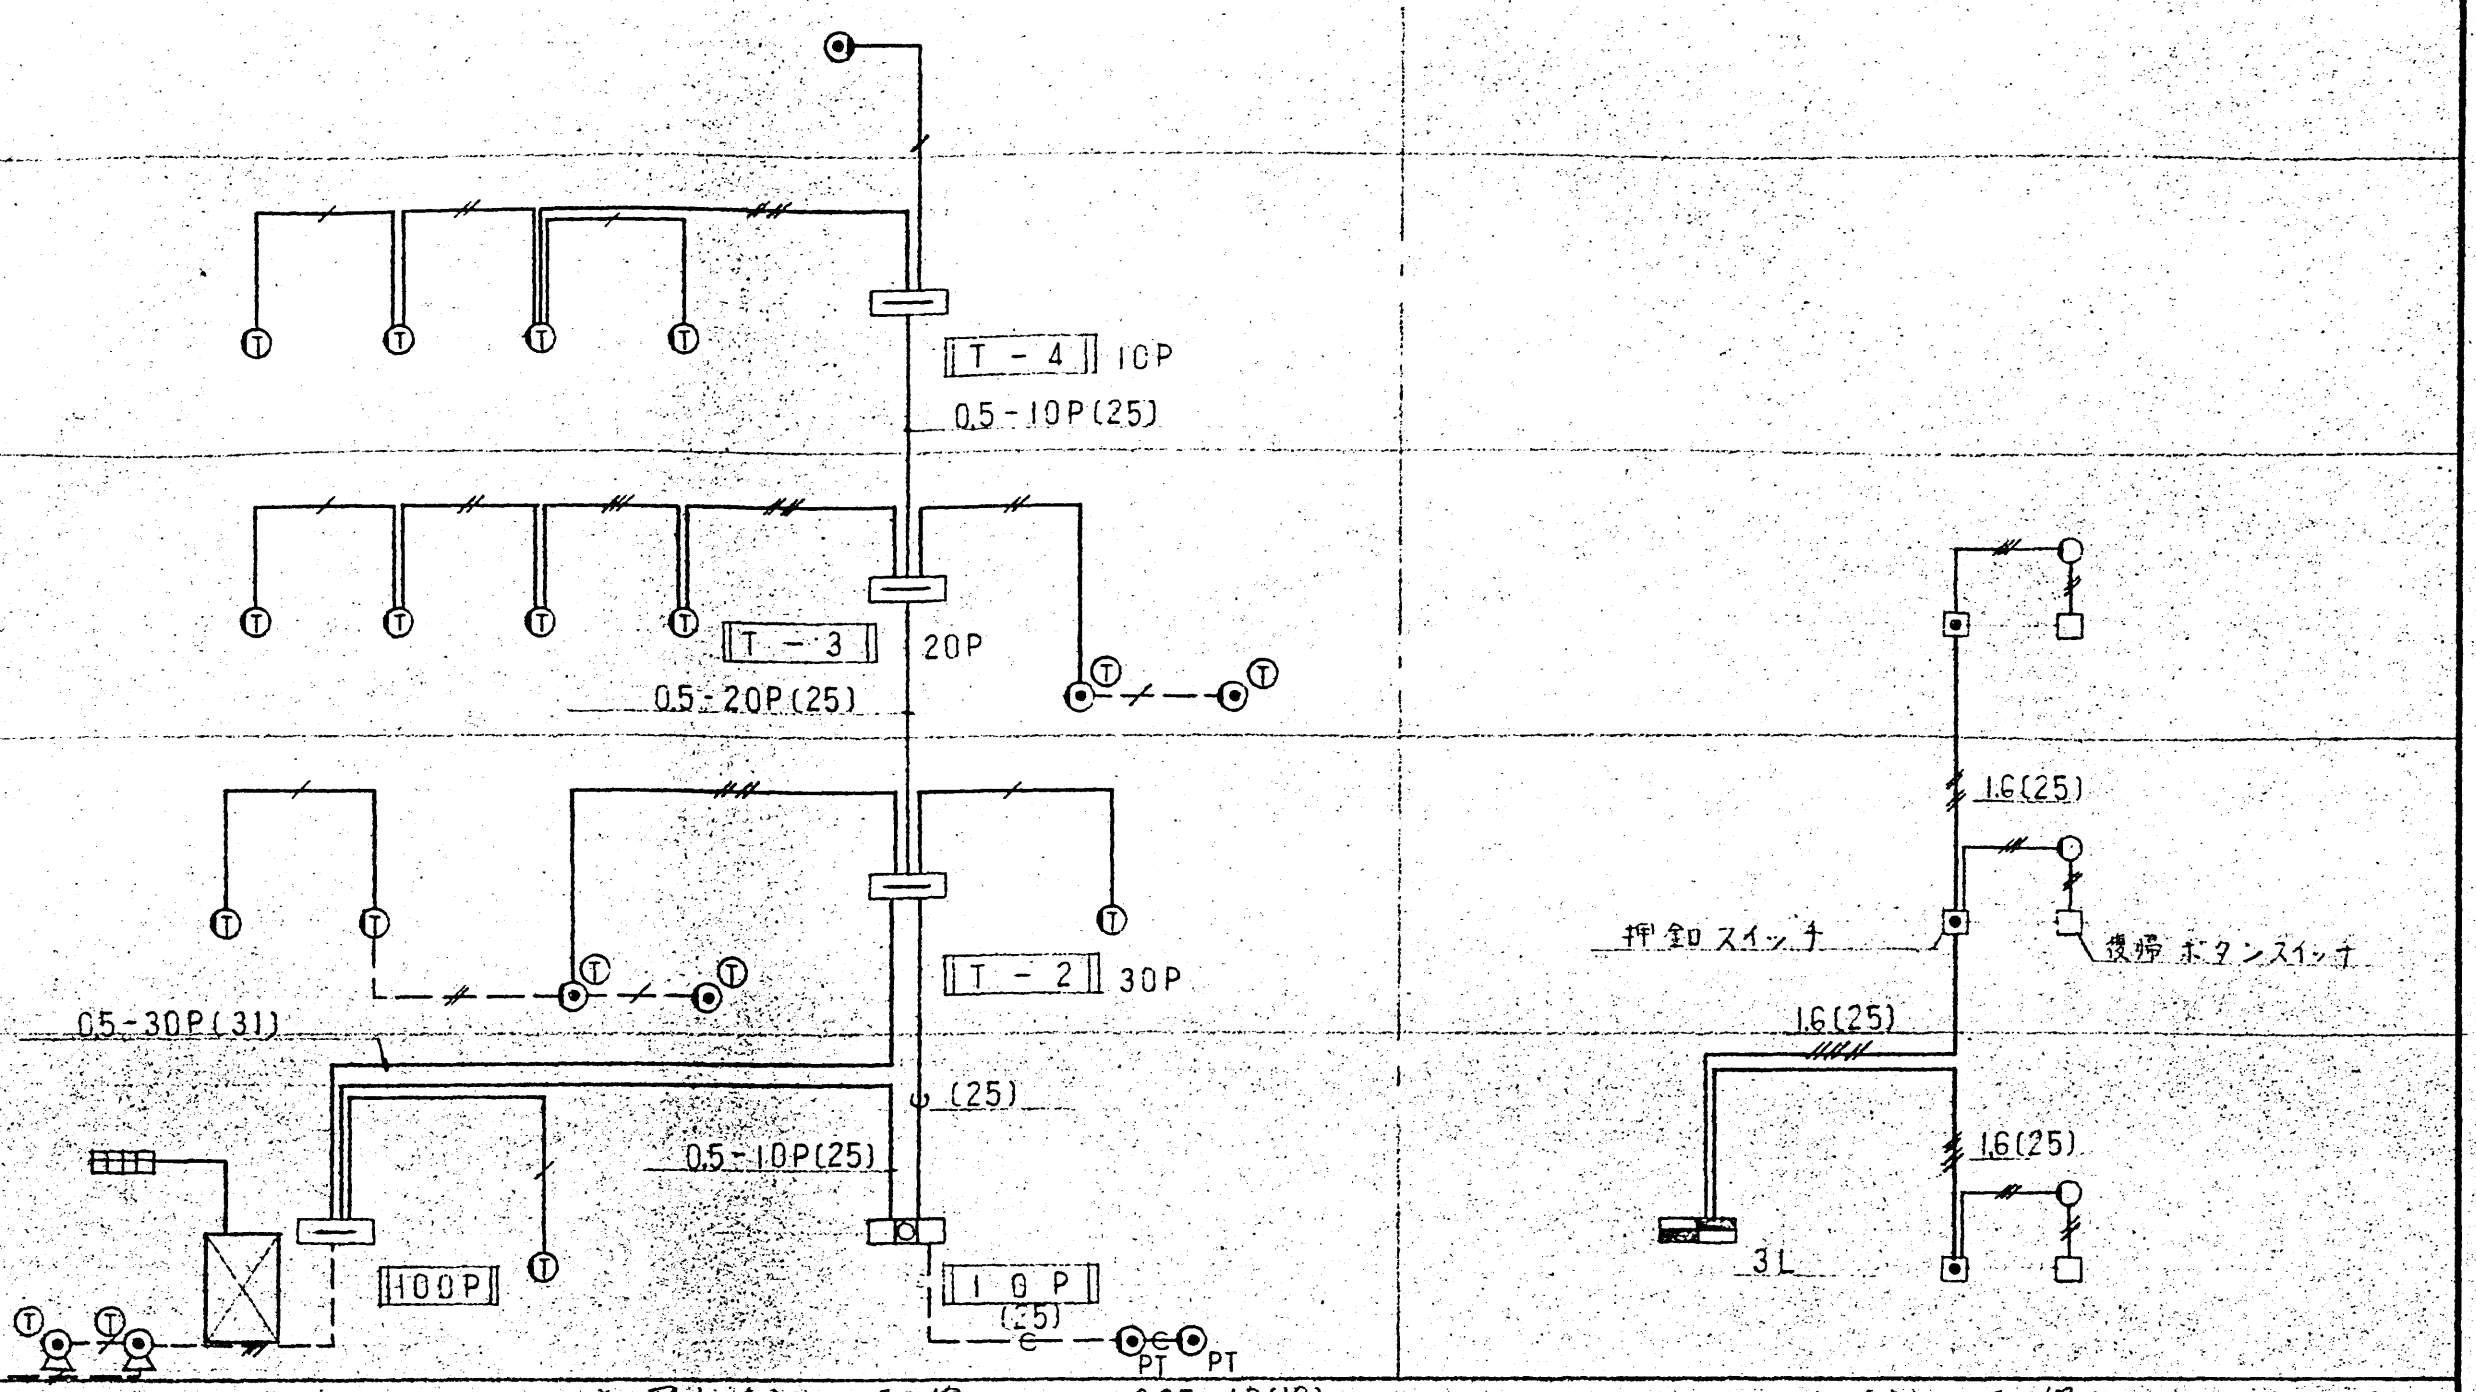

電話設備系統図

表示設備系統図

注: 図中特記なき配線は 1φ 12 x 2(19) とする。









電気時計設備系統図



注: 図中特記なき配線は 1φ 12 x 2(19) 1φ 12 x 3(19) 5C-FB(19) とする。

放送設備系統図

注: 図中特記なき配線は 5C-FB(19) とする。


テレビ監視設備系統図

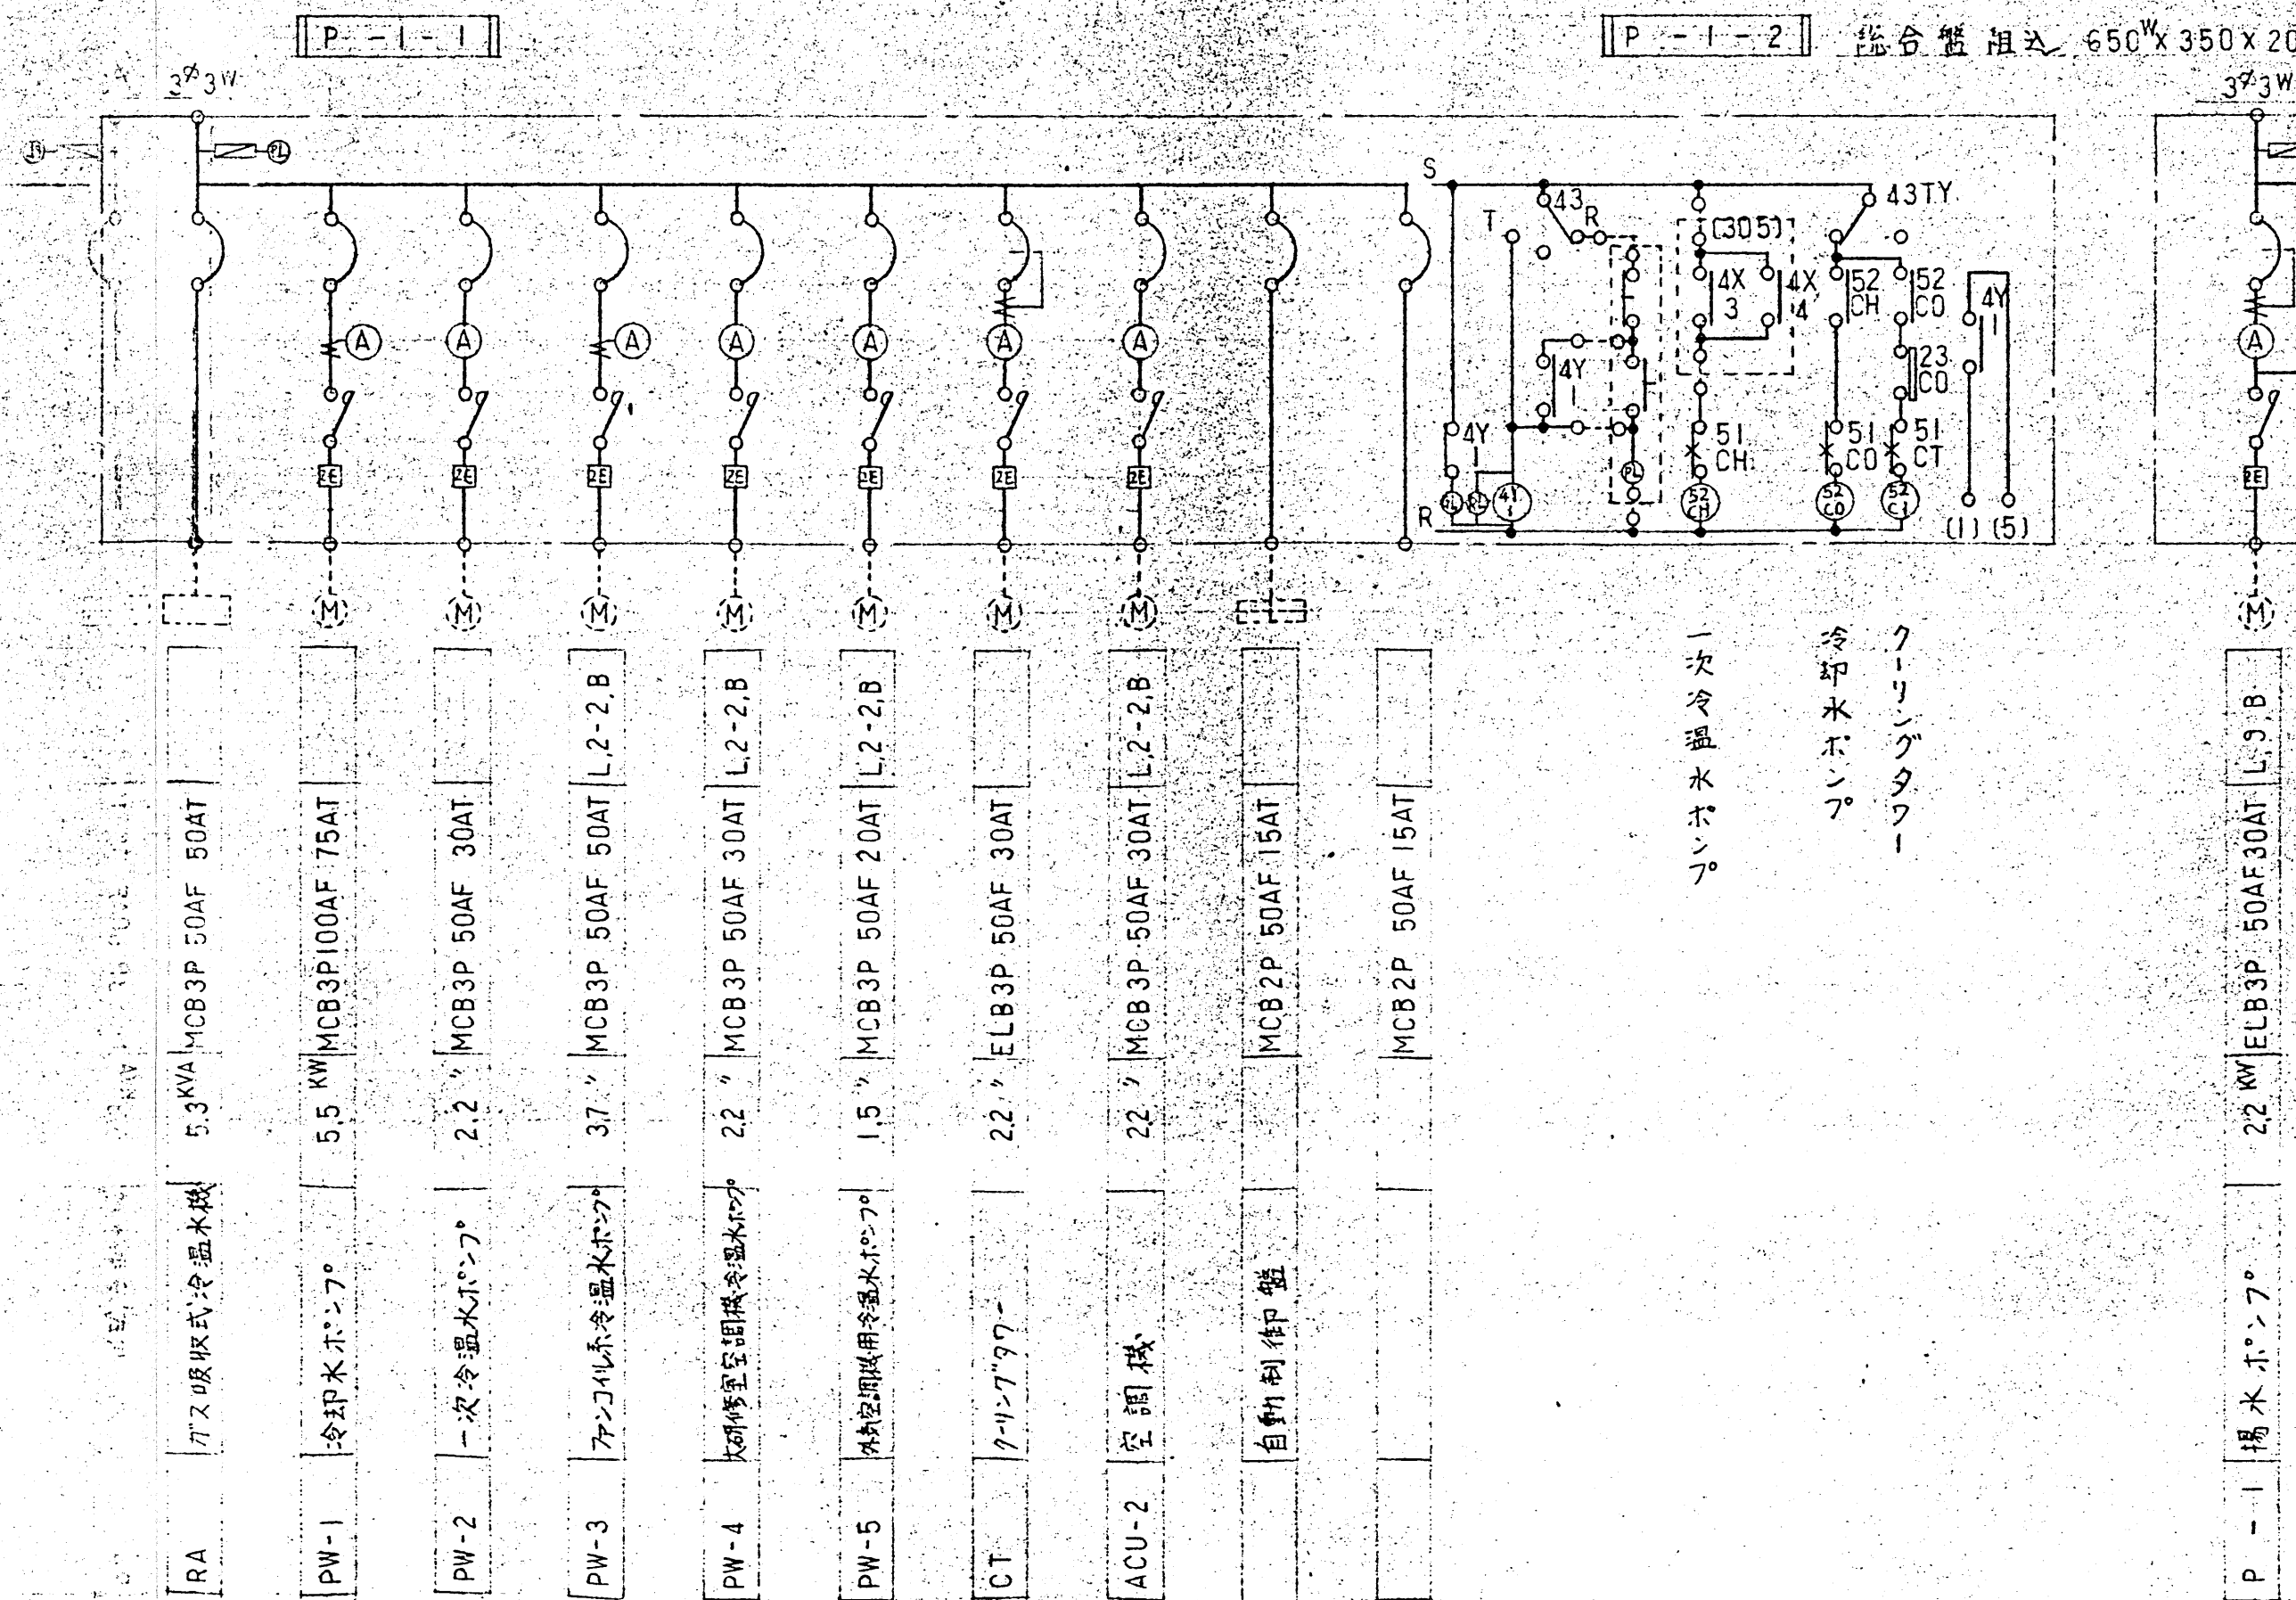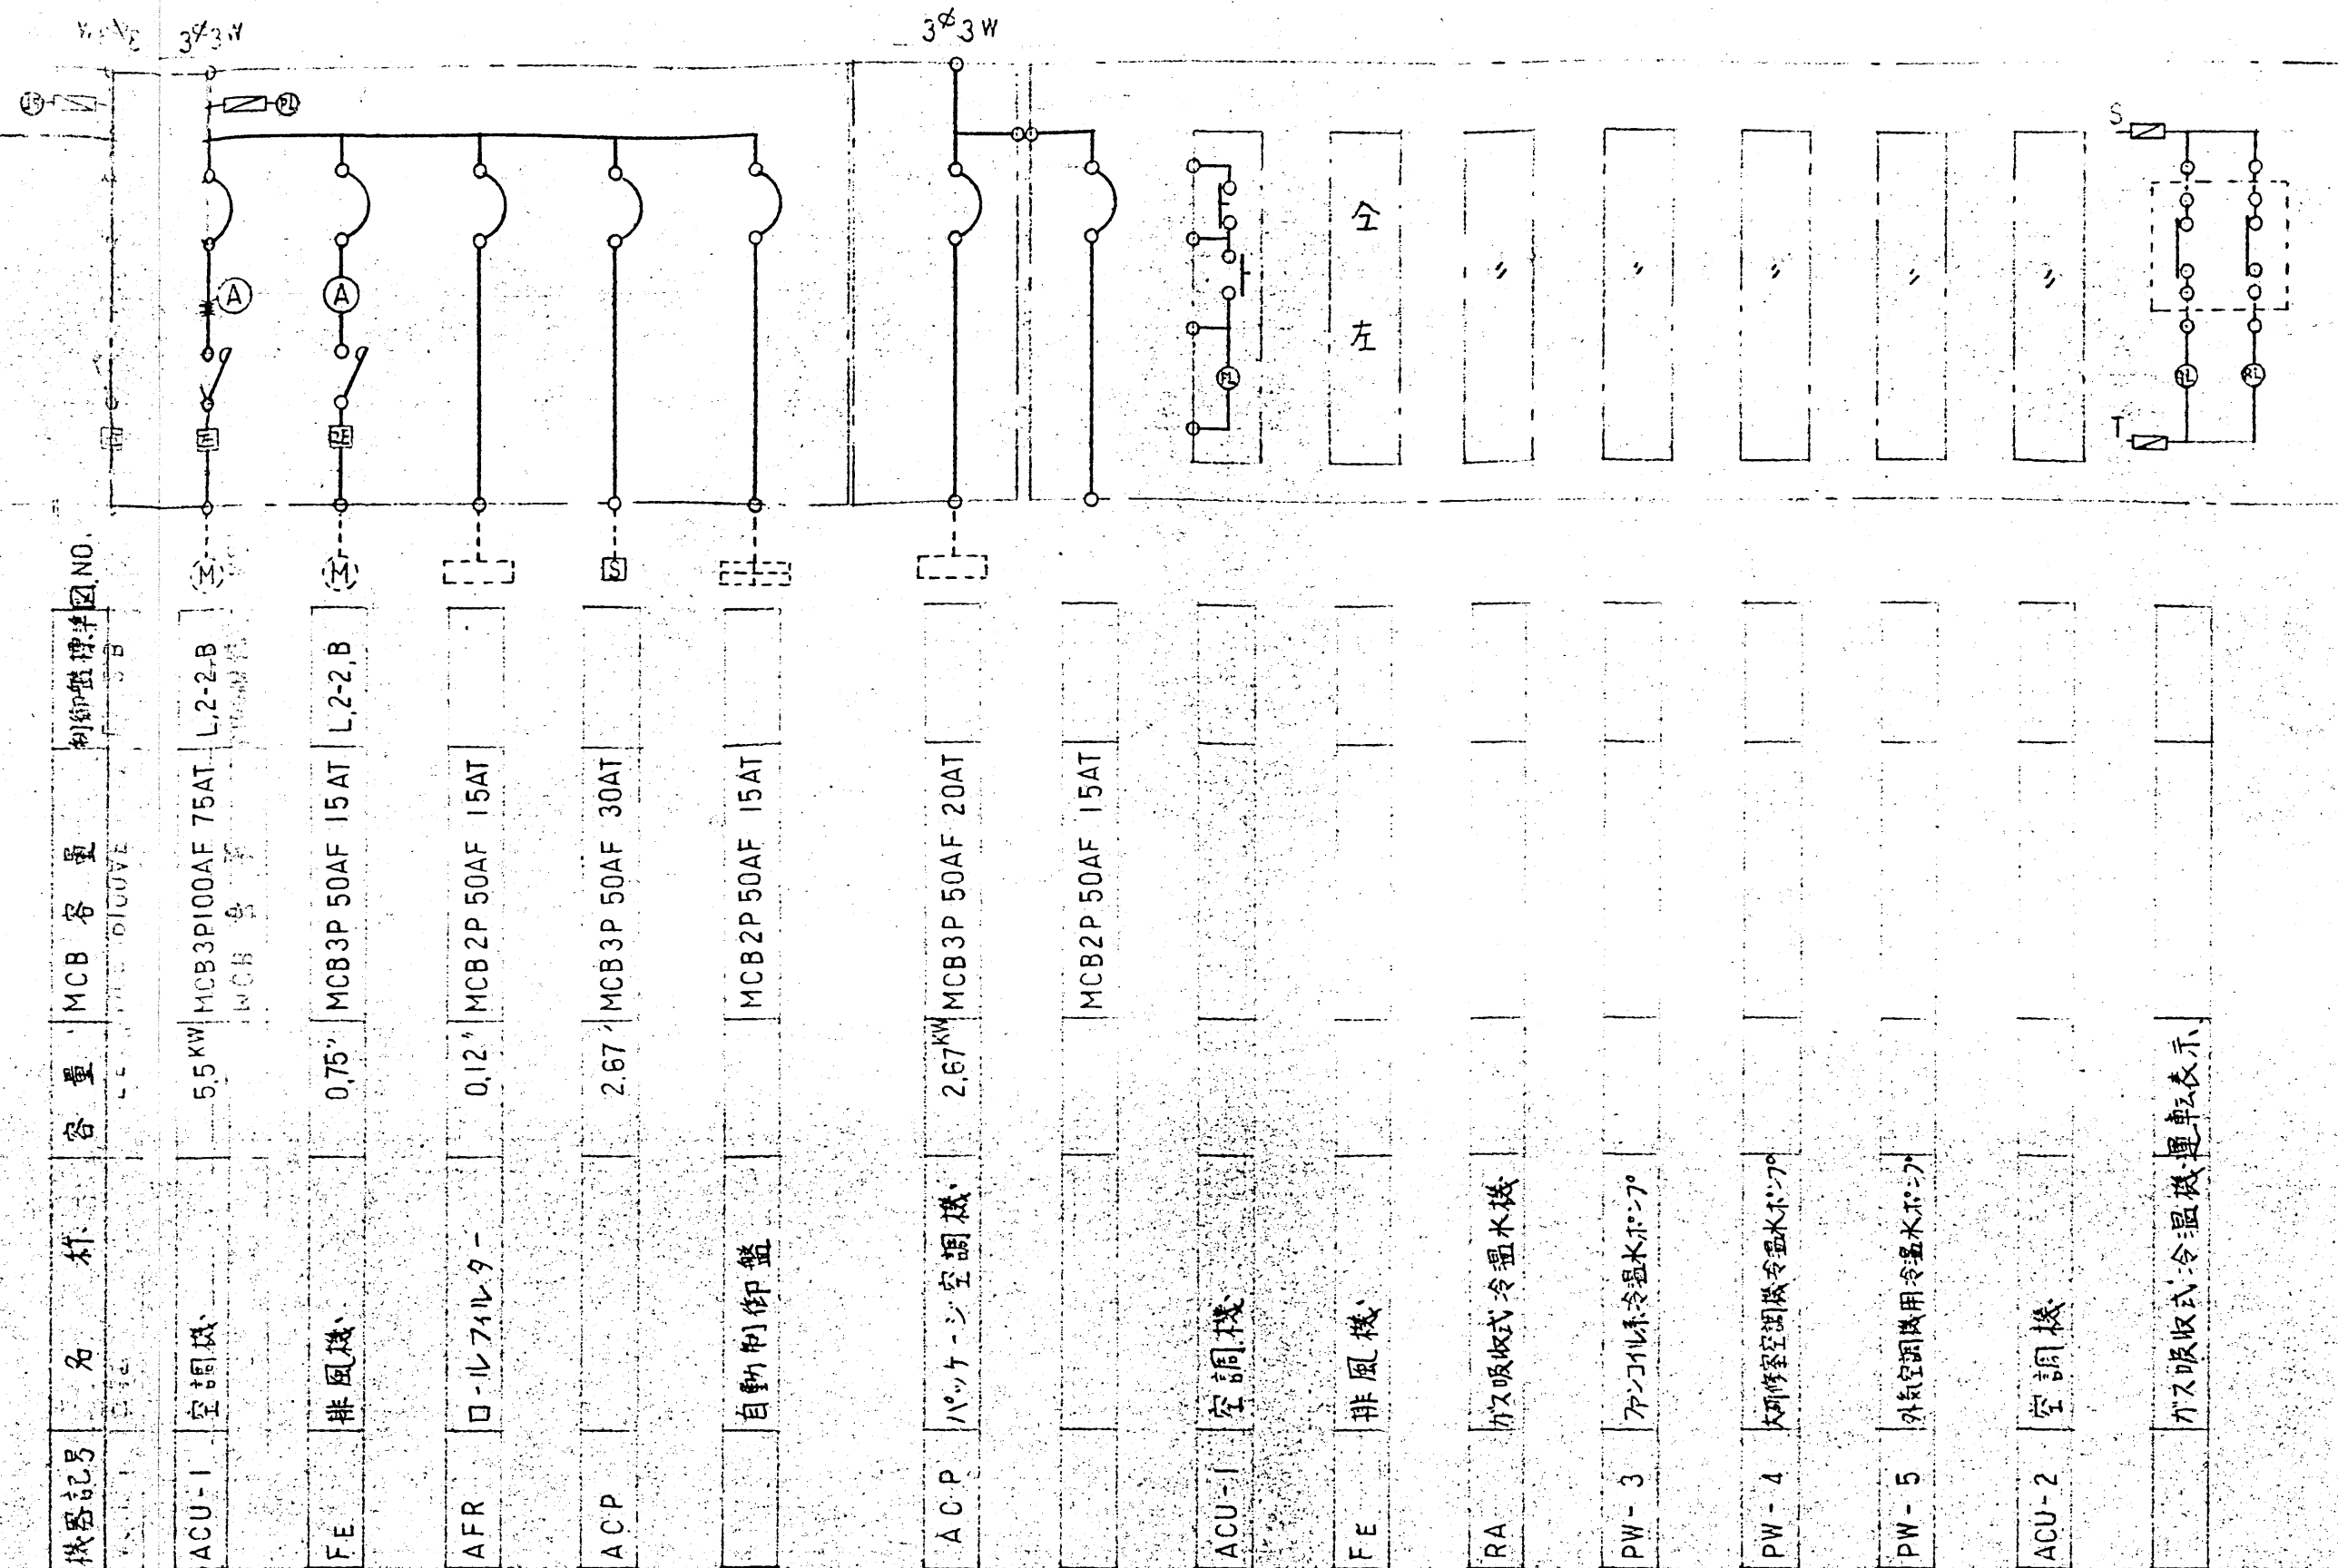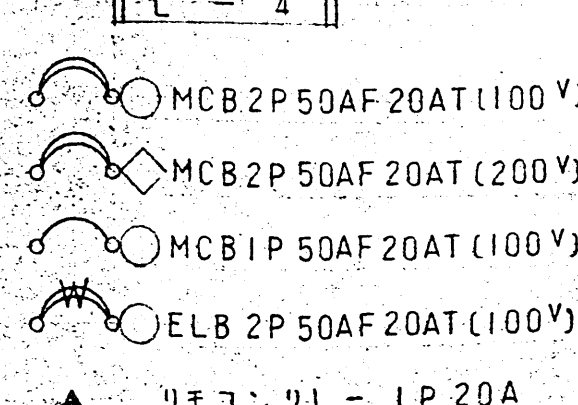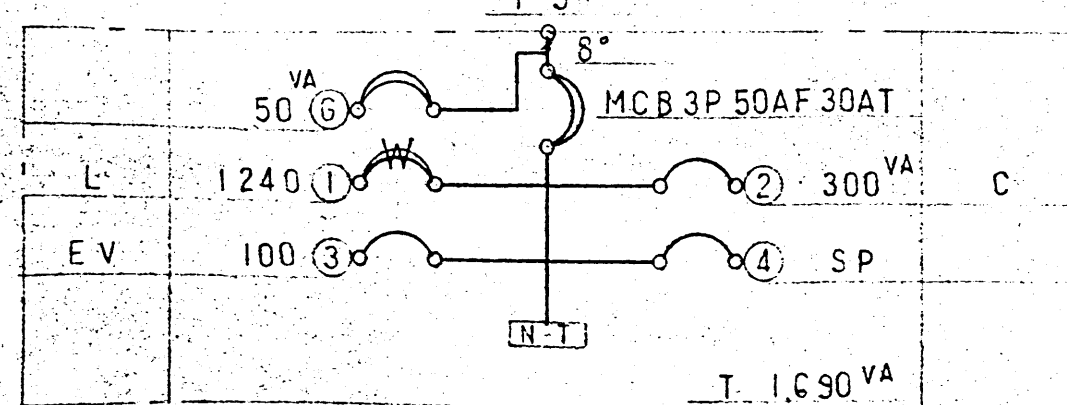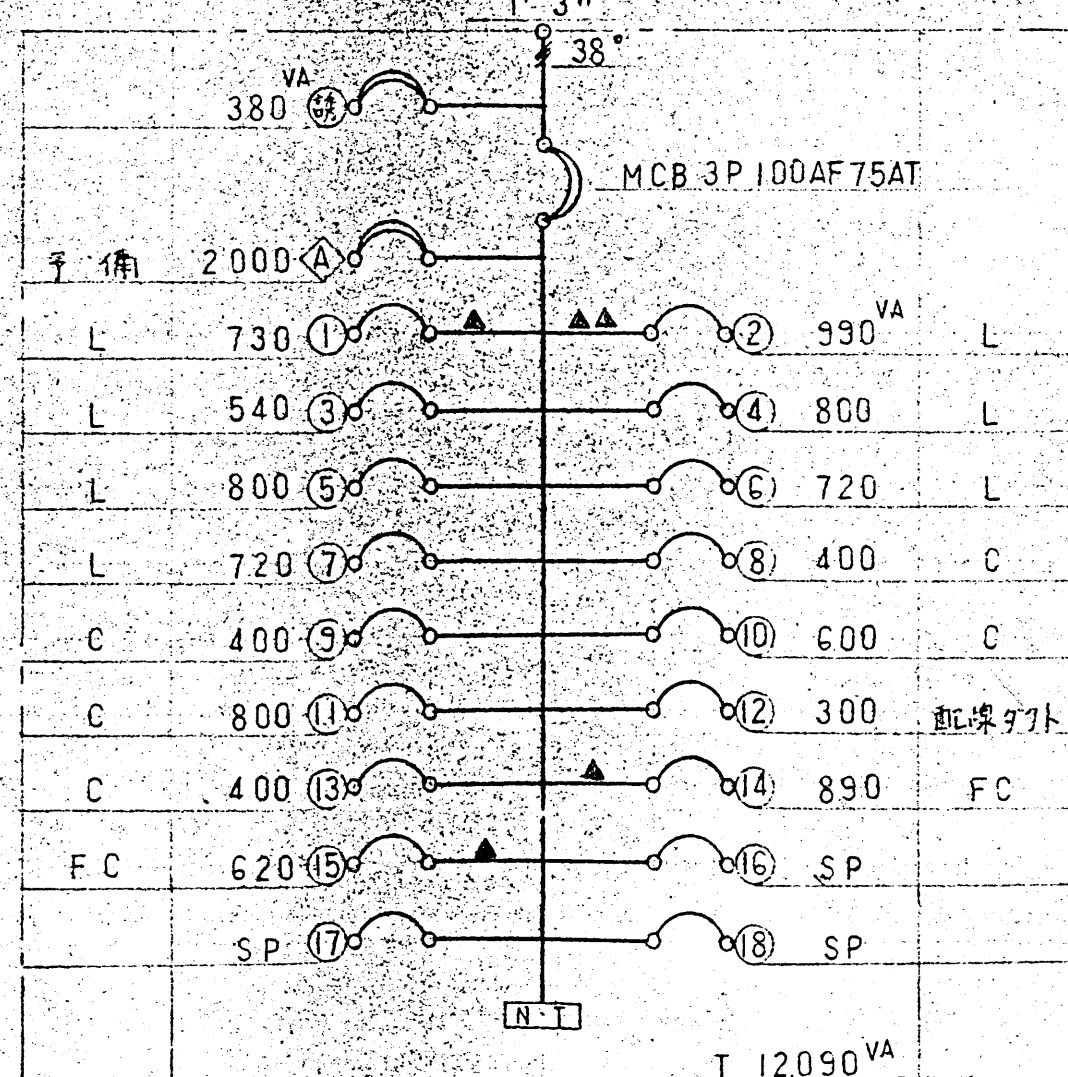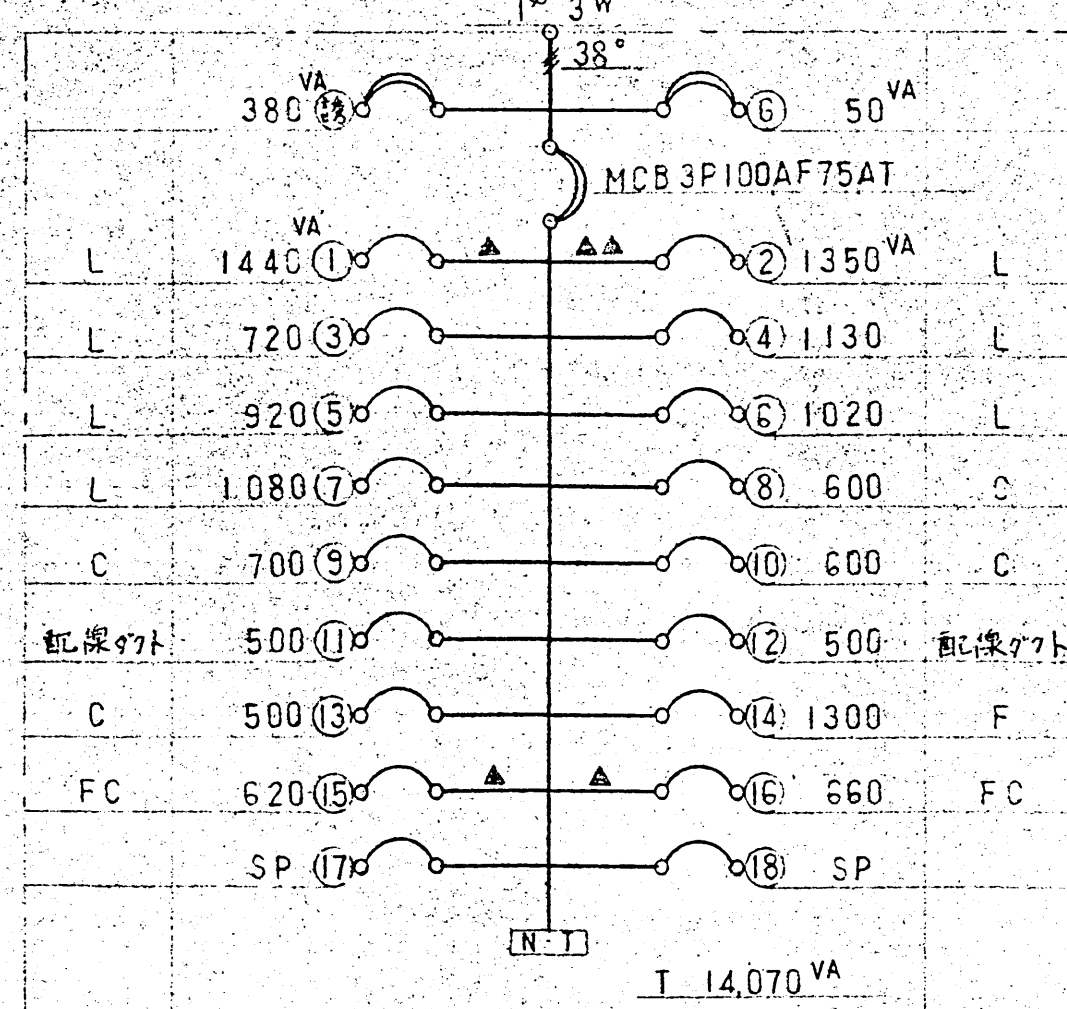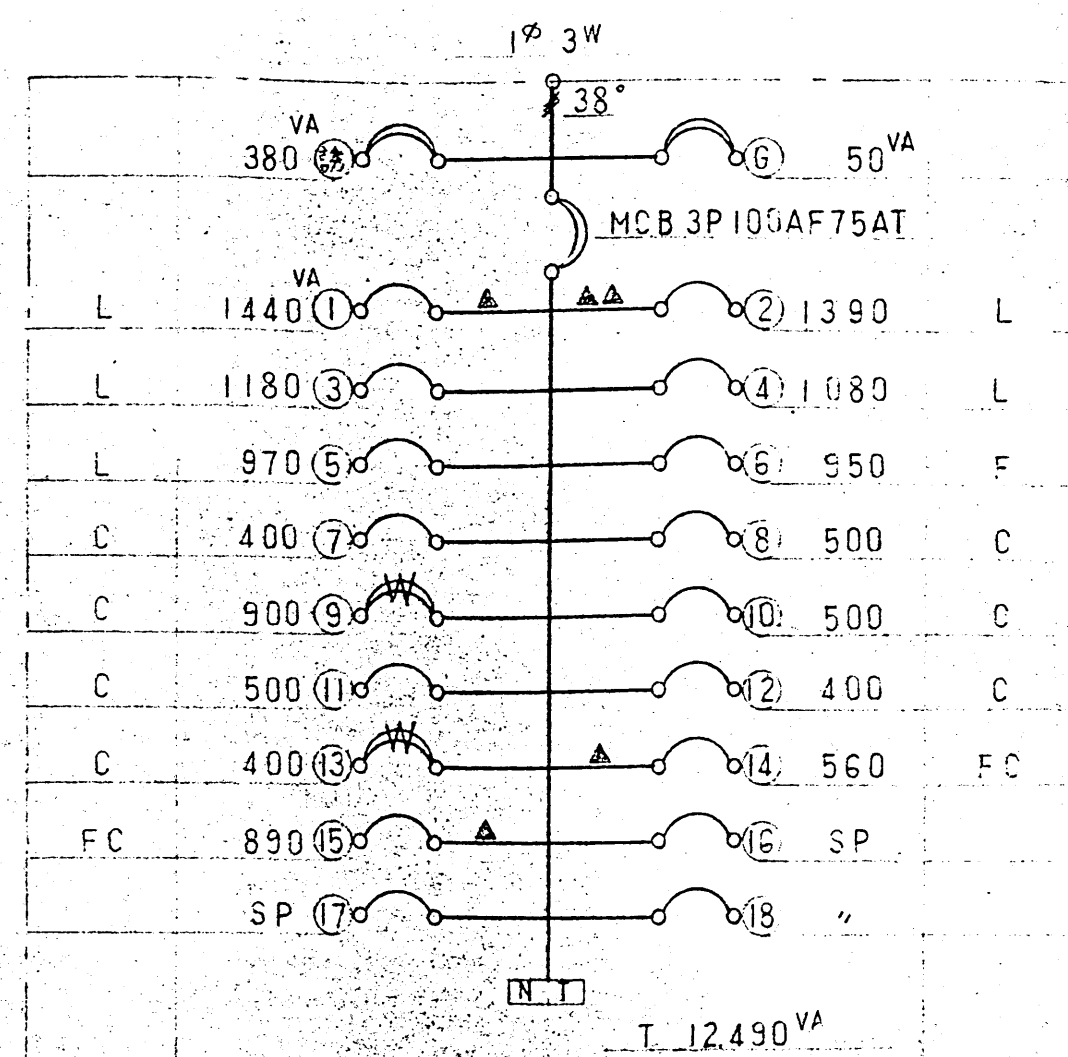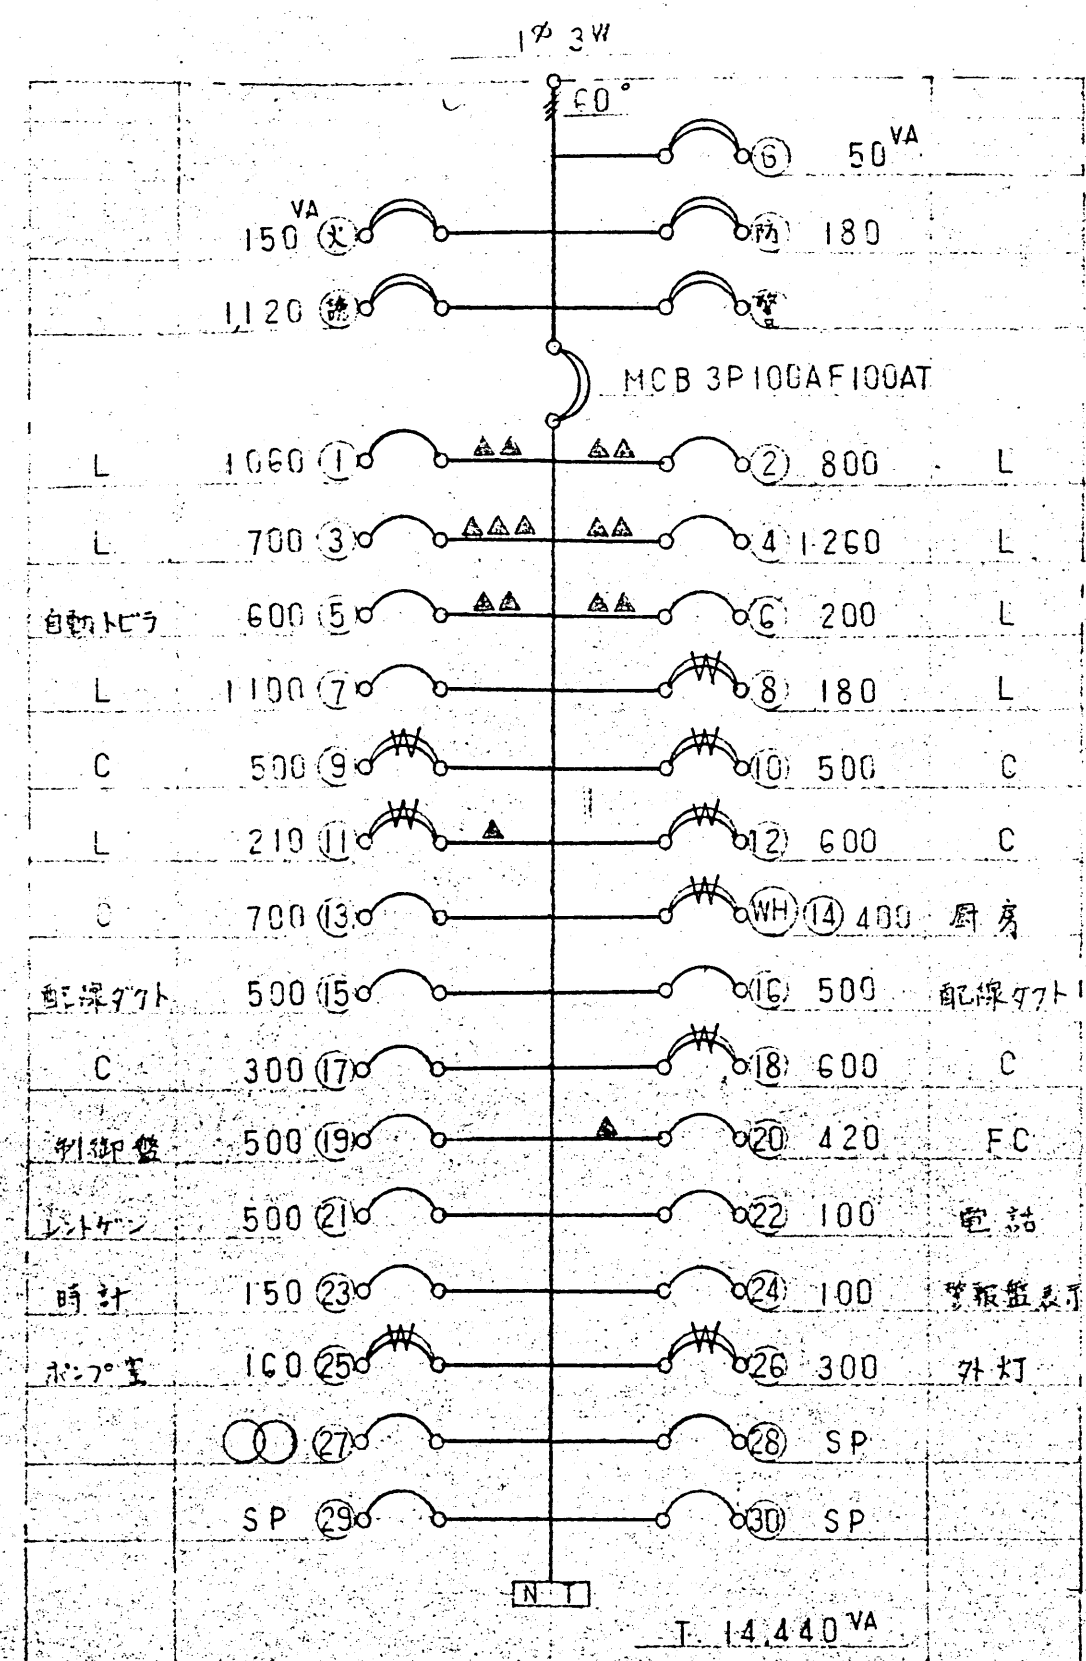

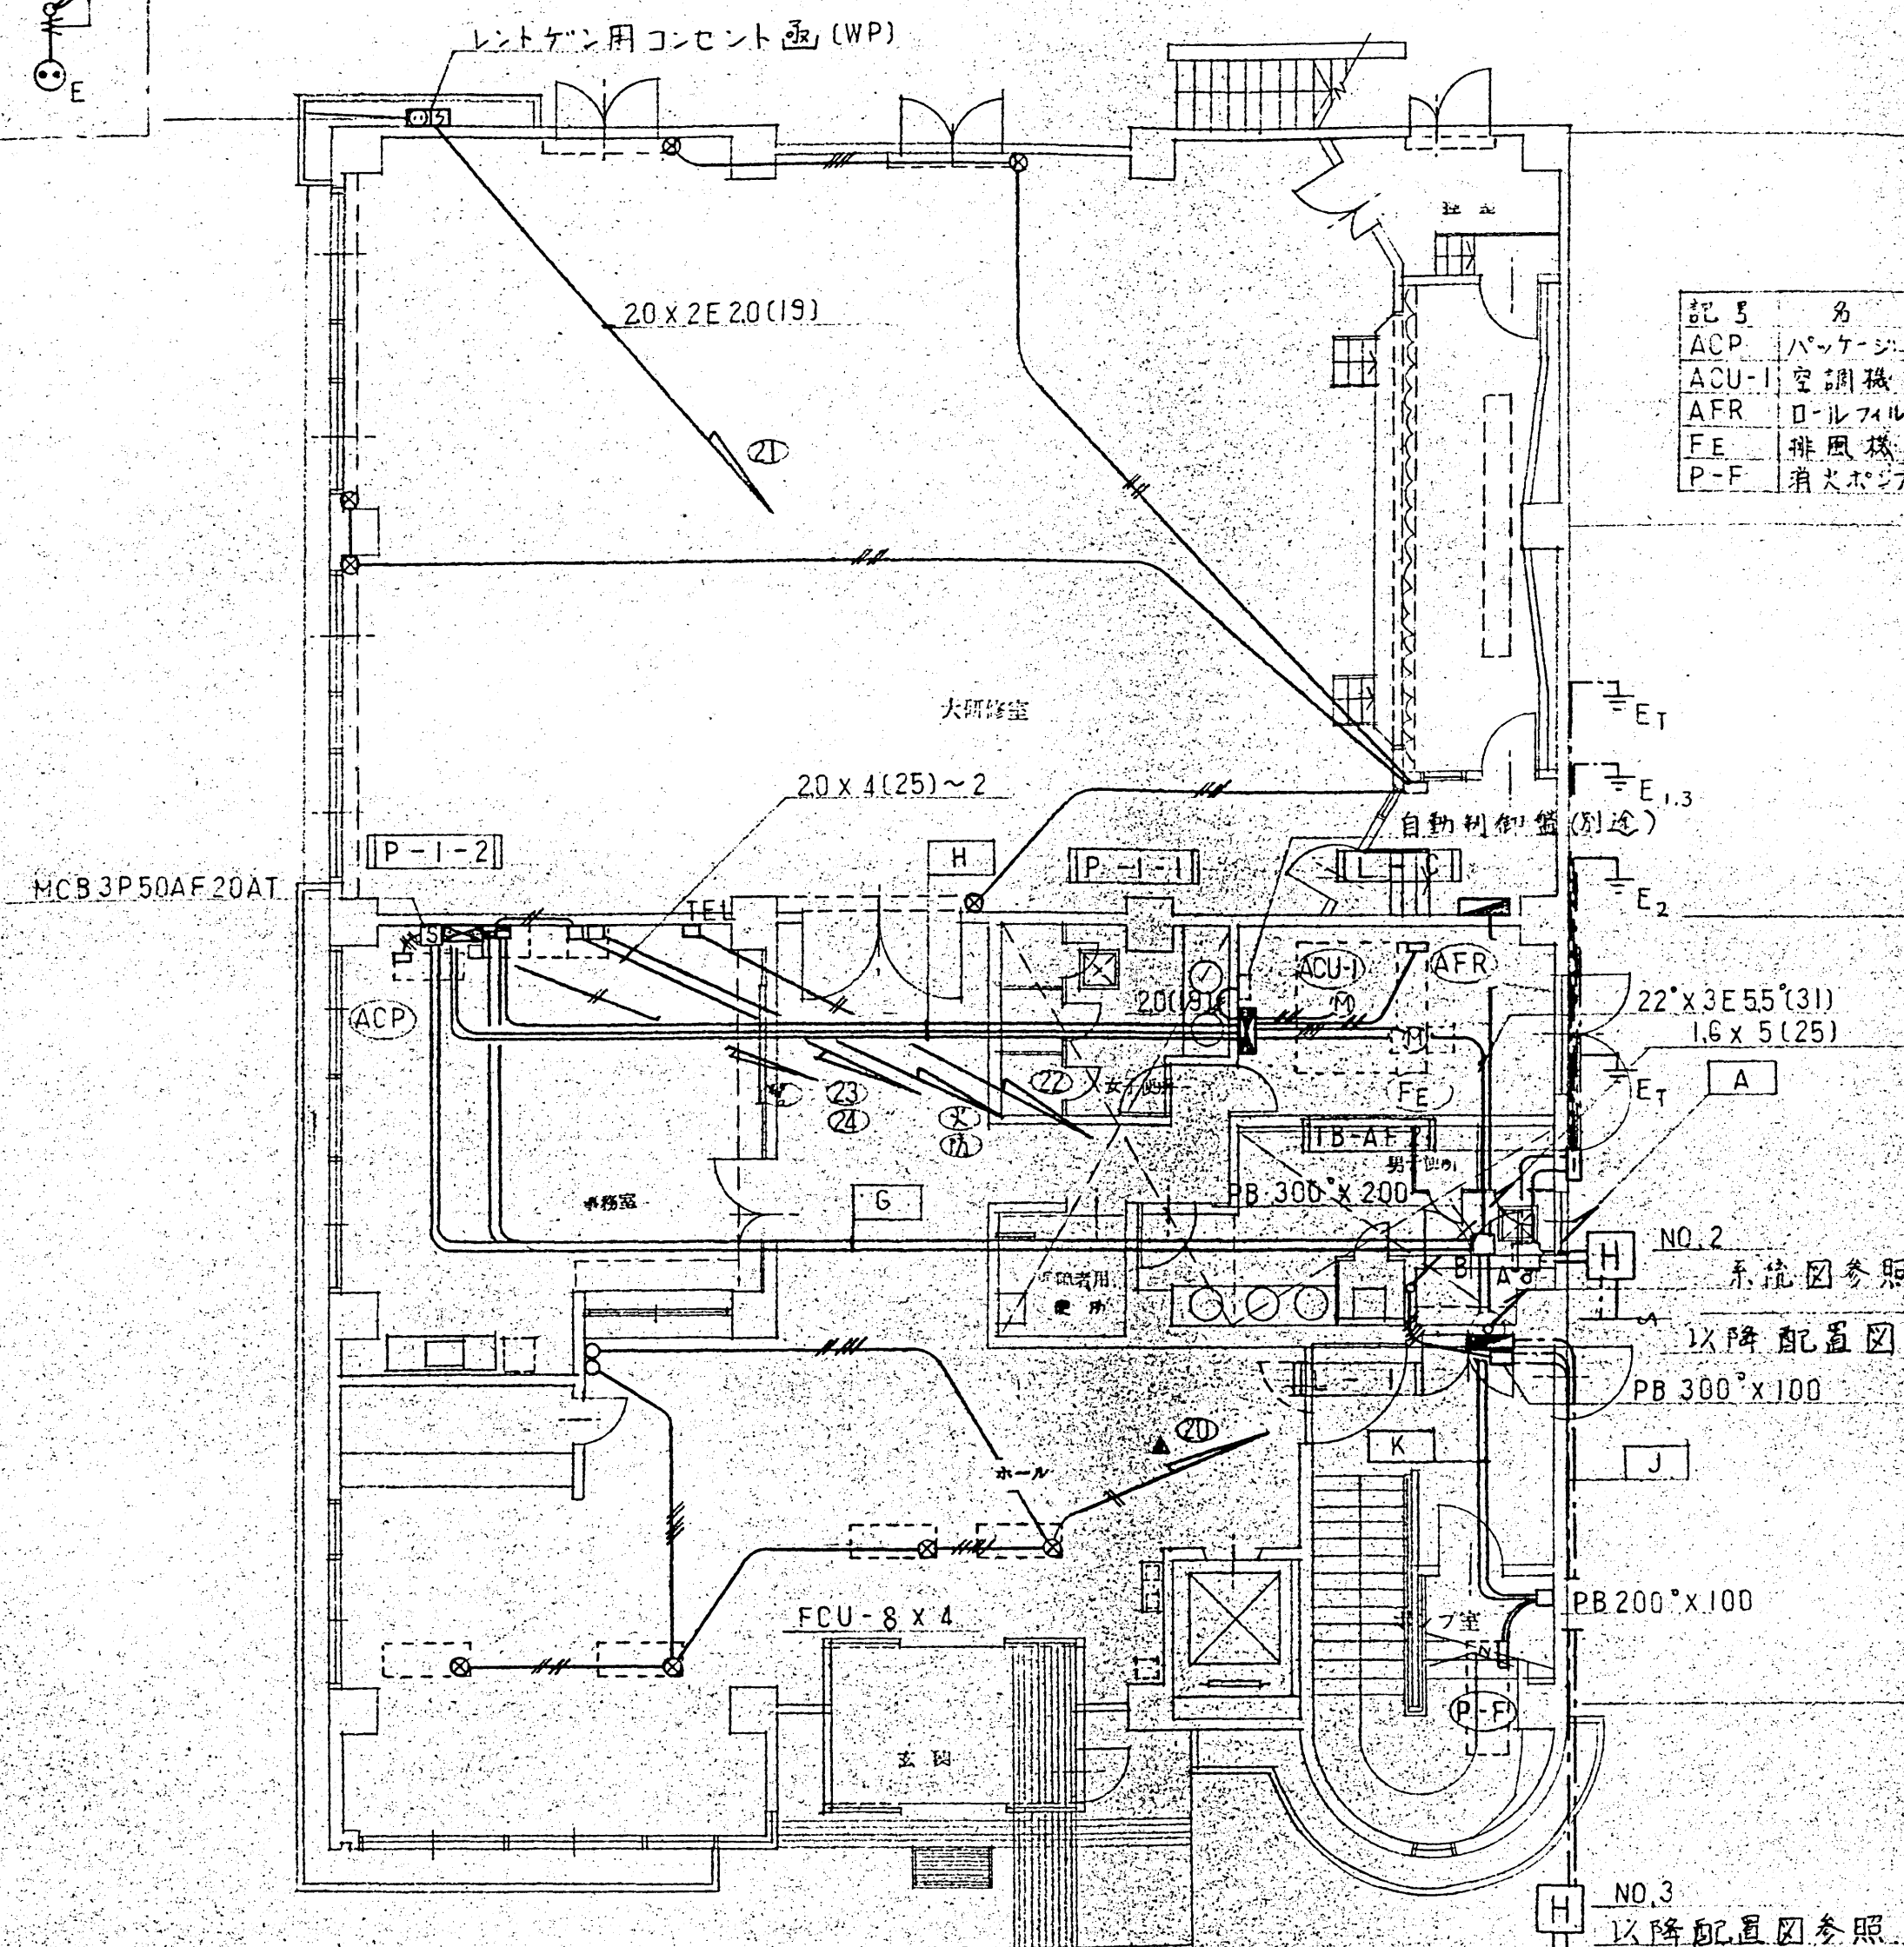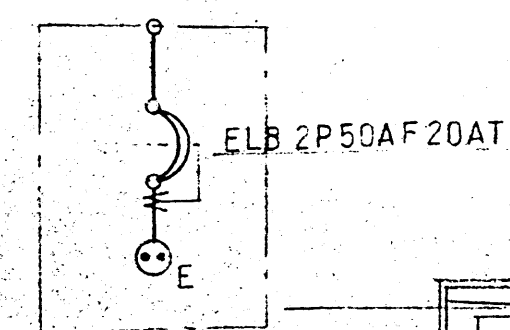

記号	名称	容量	電線サイズ
ACP	パネージ空調機	2.07KW	20x3E20(25)
ACU-I	空調機	5.5	55x3E20(25)
AFR	ローパスフィルター	0.12	20x2E20(19) 1P2W200V
FE	排風機	0.75	20x3E20(25)
P-F	消火ポンプユニット	3.7	55x3E20(25)

1 階平面図 SCALE 1:100

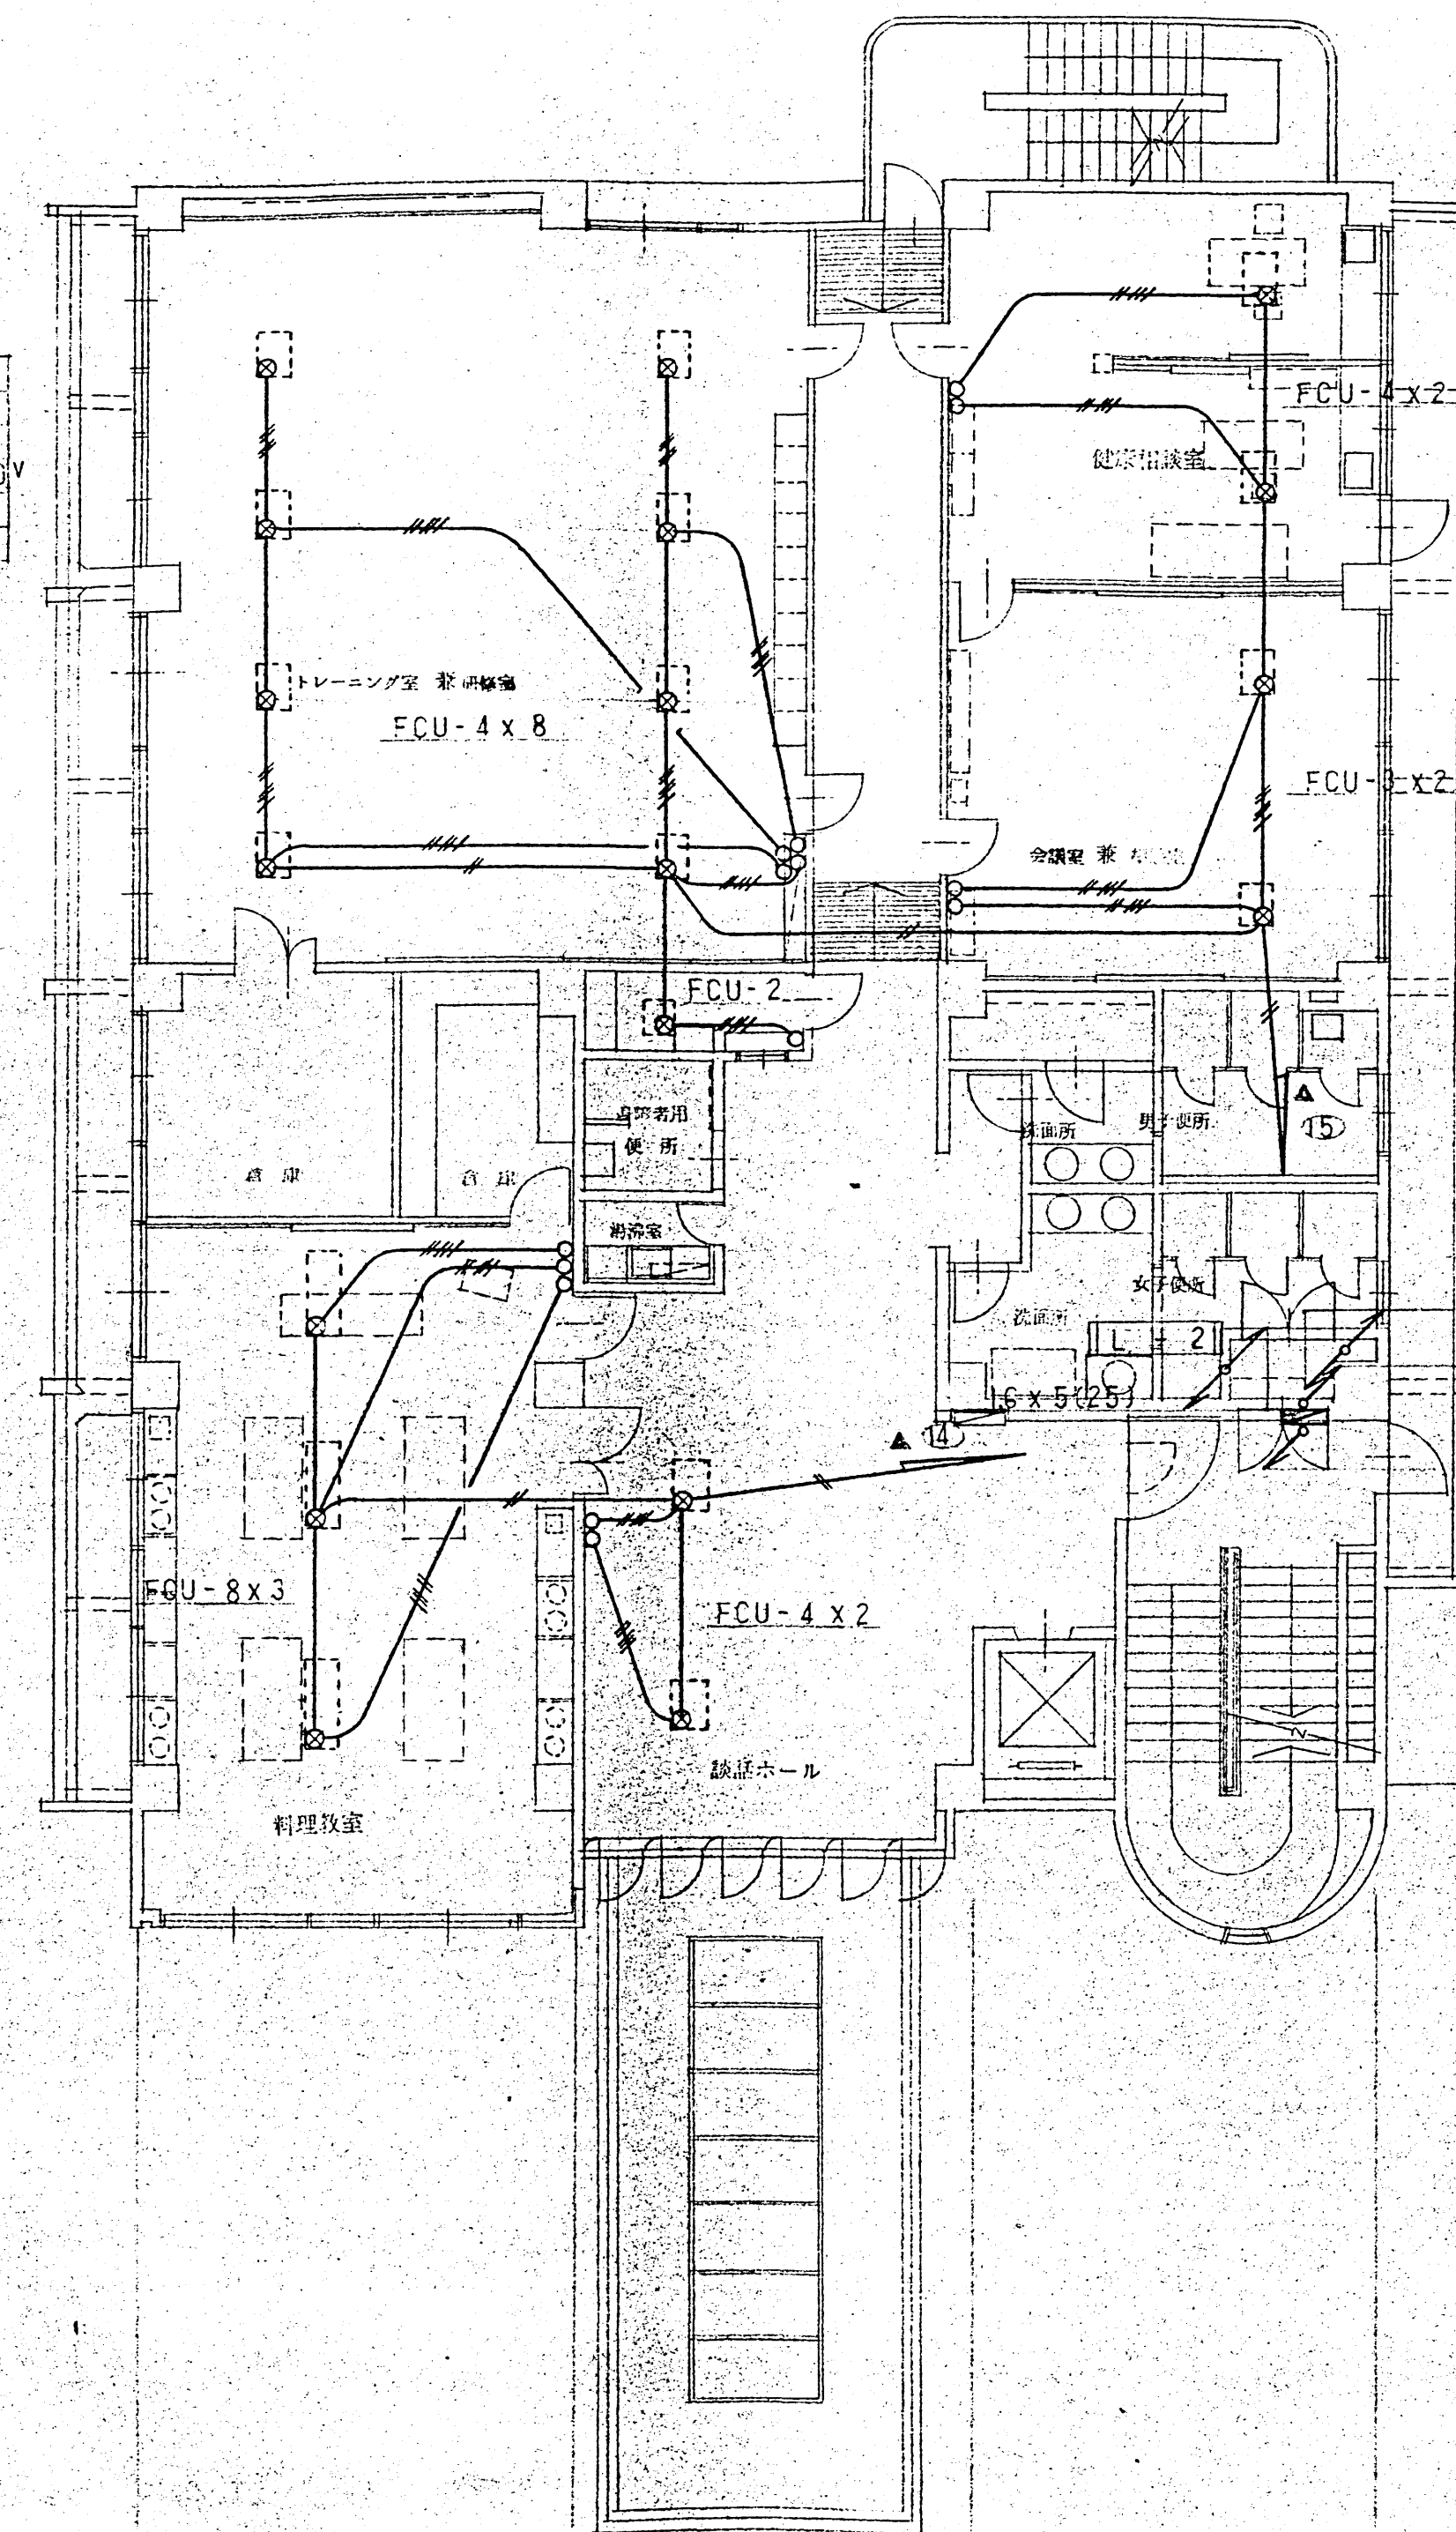

2 階平面図 SCALE 1:100



図中特記なき配線は 1.6x2(13) 1.6x3(19) 2.0x2(19)
 1.6x4(19) 1.6x5(25)とする。
 ファンコイルユニット及び換気扇用調節スイッチは支給(取付本工事)とする。


株式会社 三建設 総合事務所
 長崎県知事登録第1-75033号

設計 1級建築士登録第42679号
 吉原 殖男

工事名称 鎌早共同福祉施設(都市型)新築工事
 図名 新築動力ファンコイルユニット配線設備図


E-8

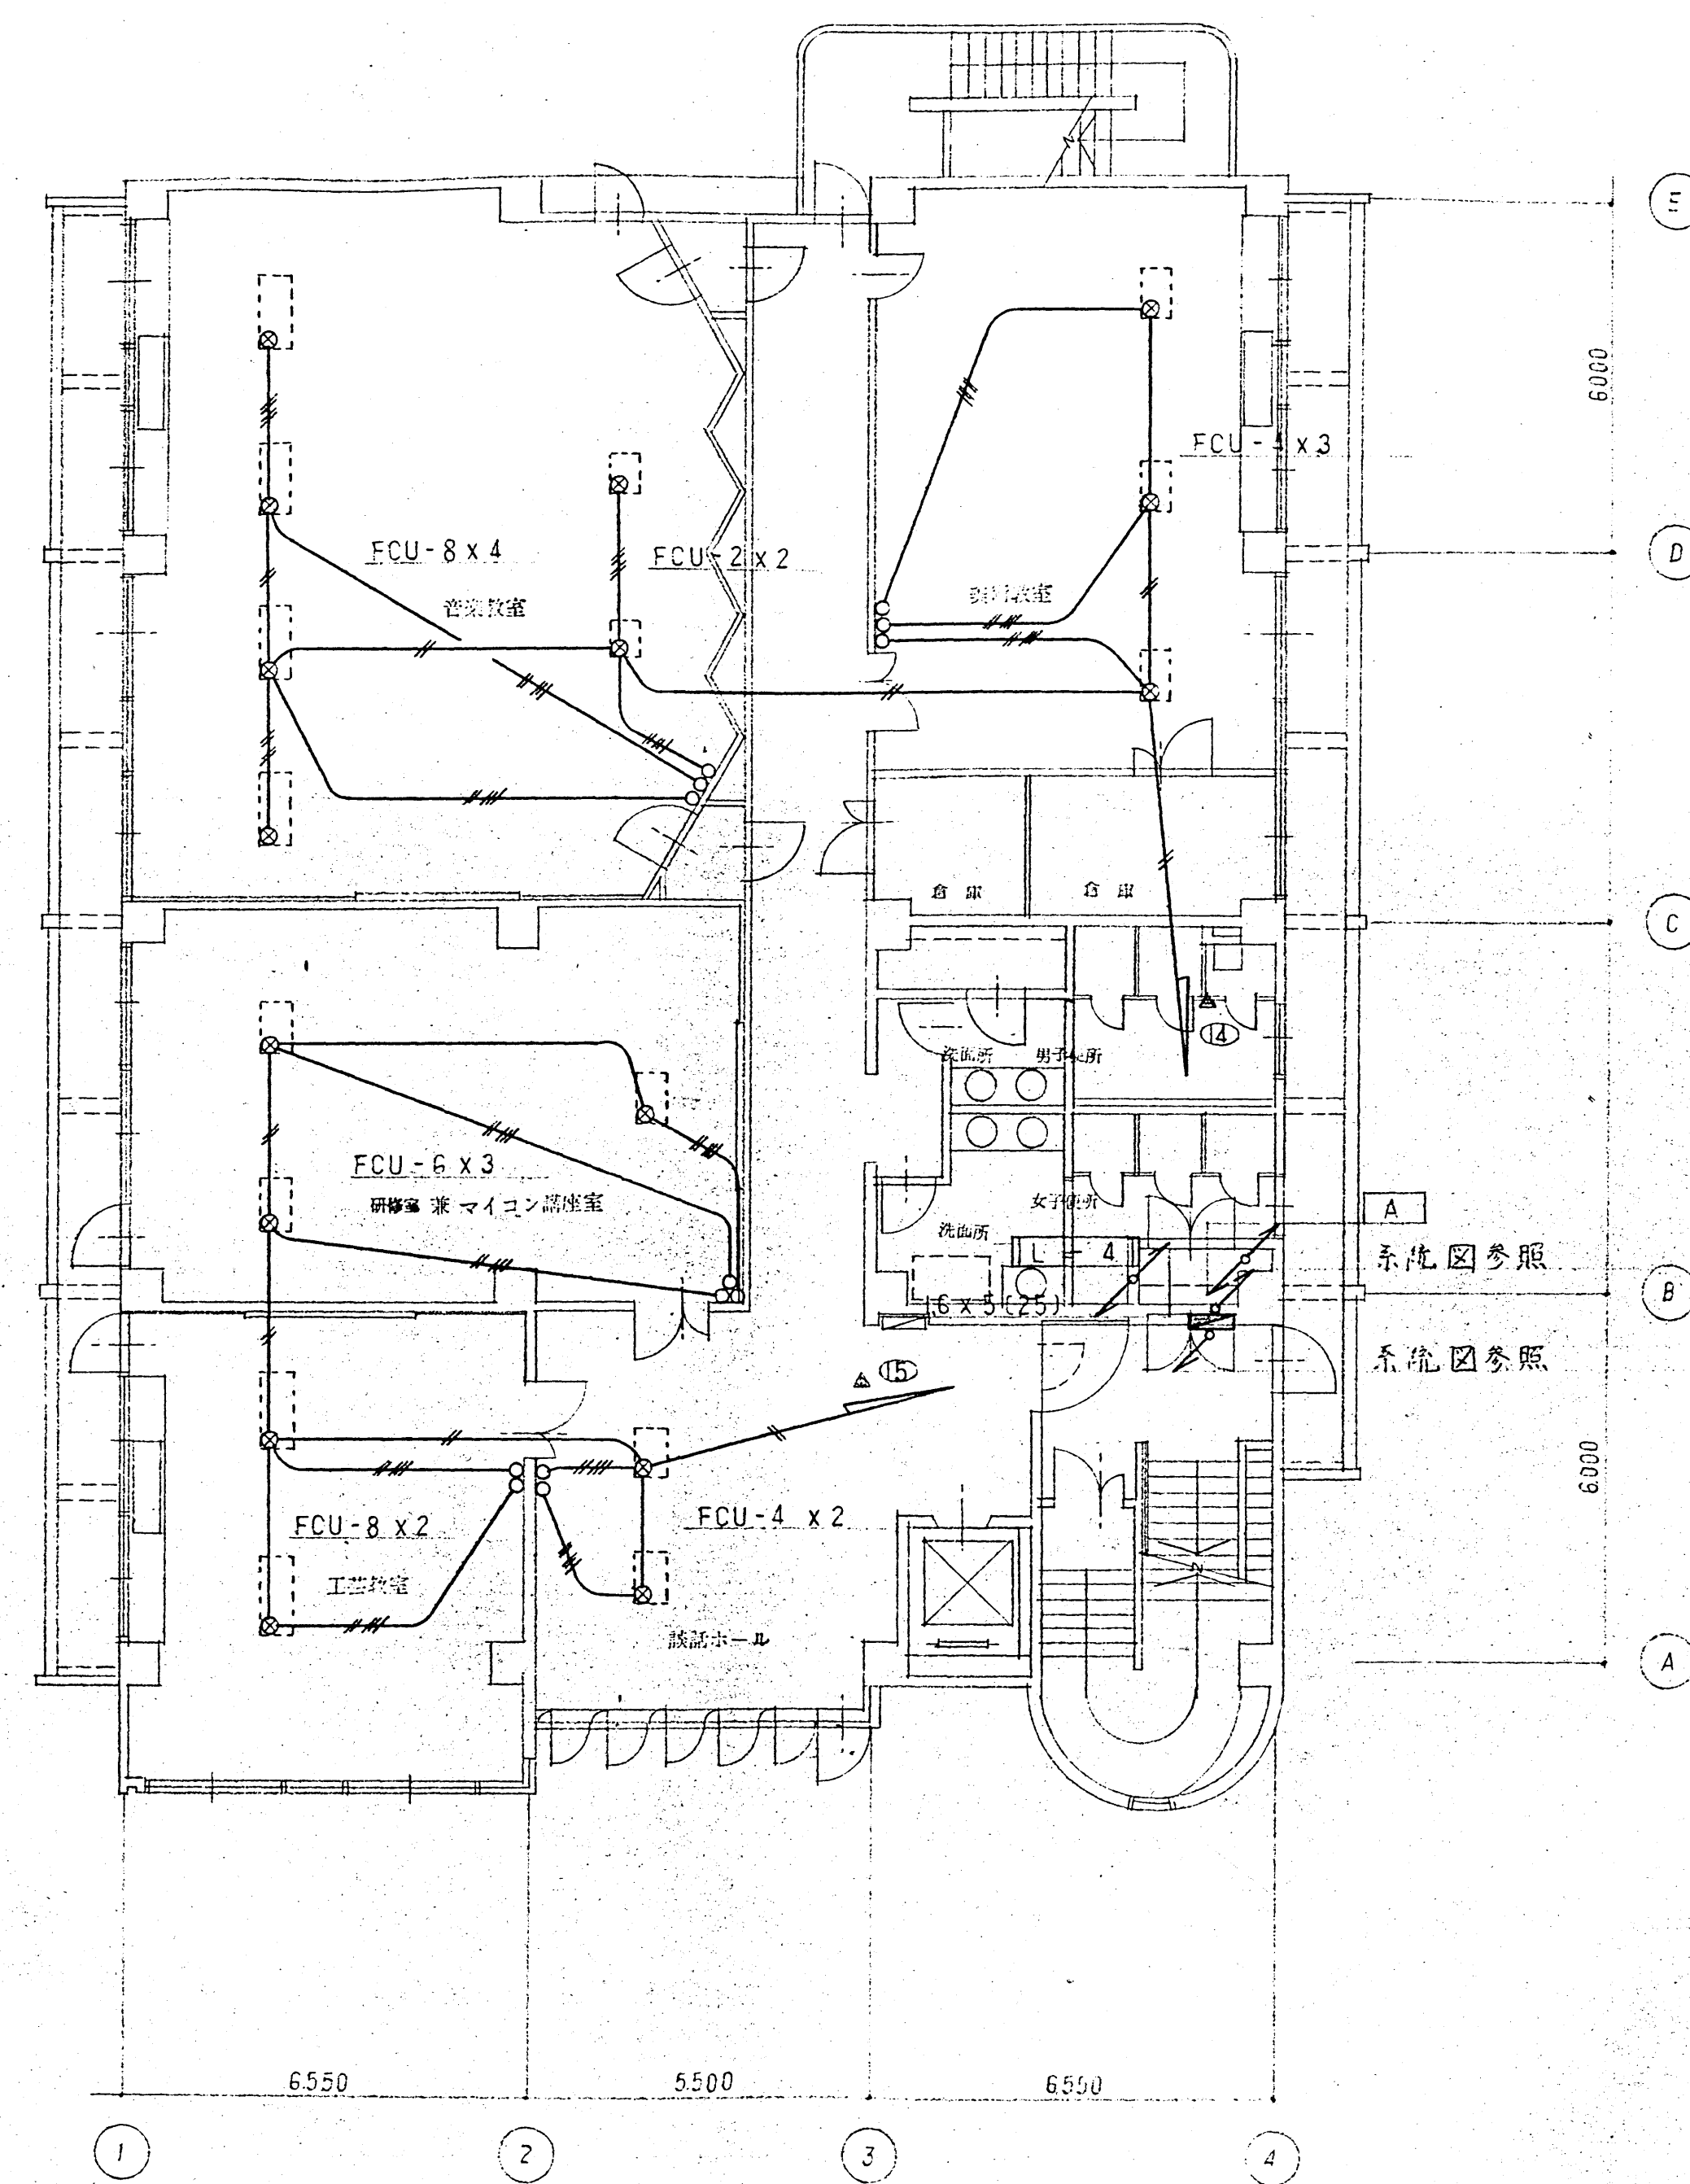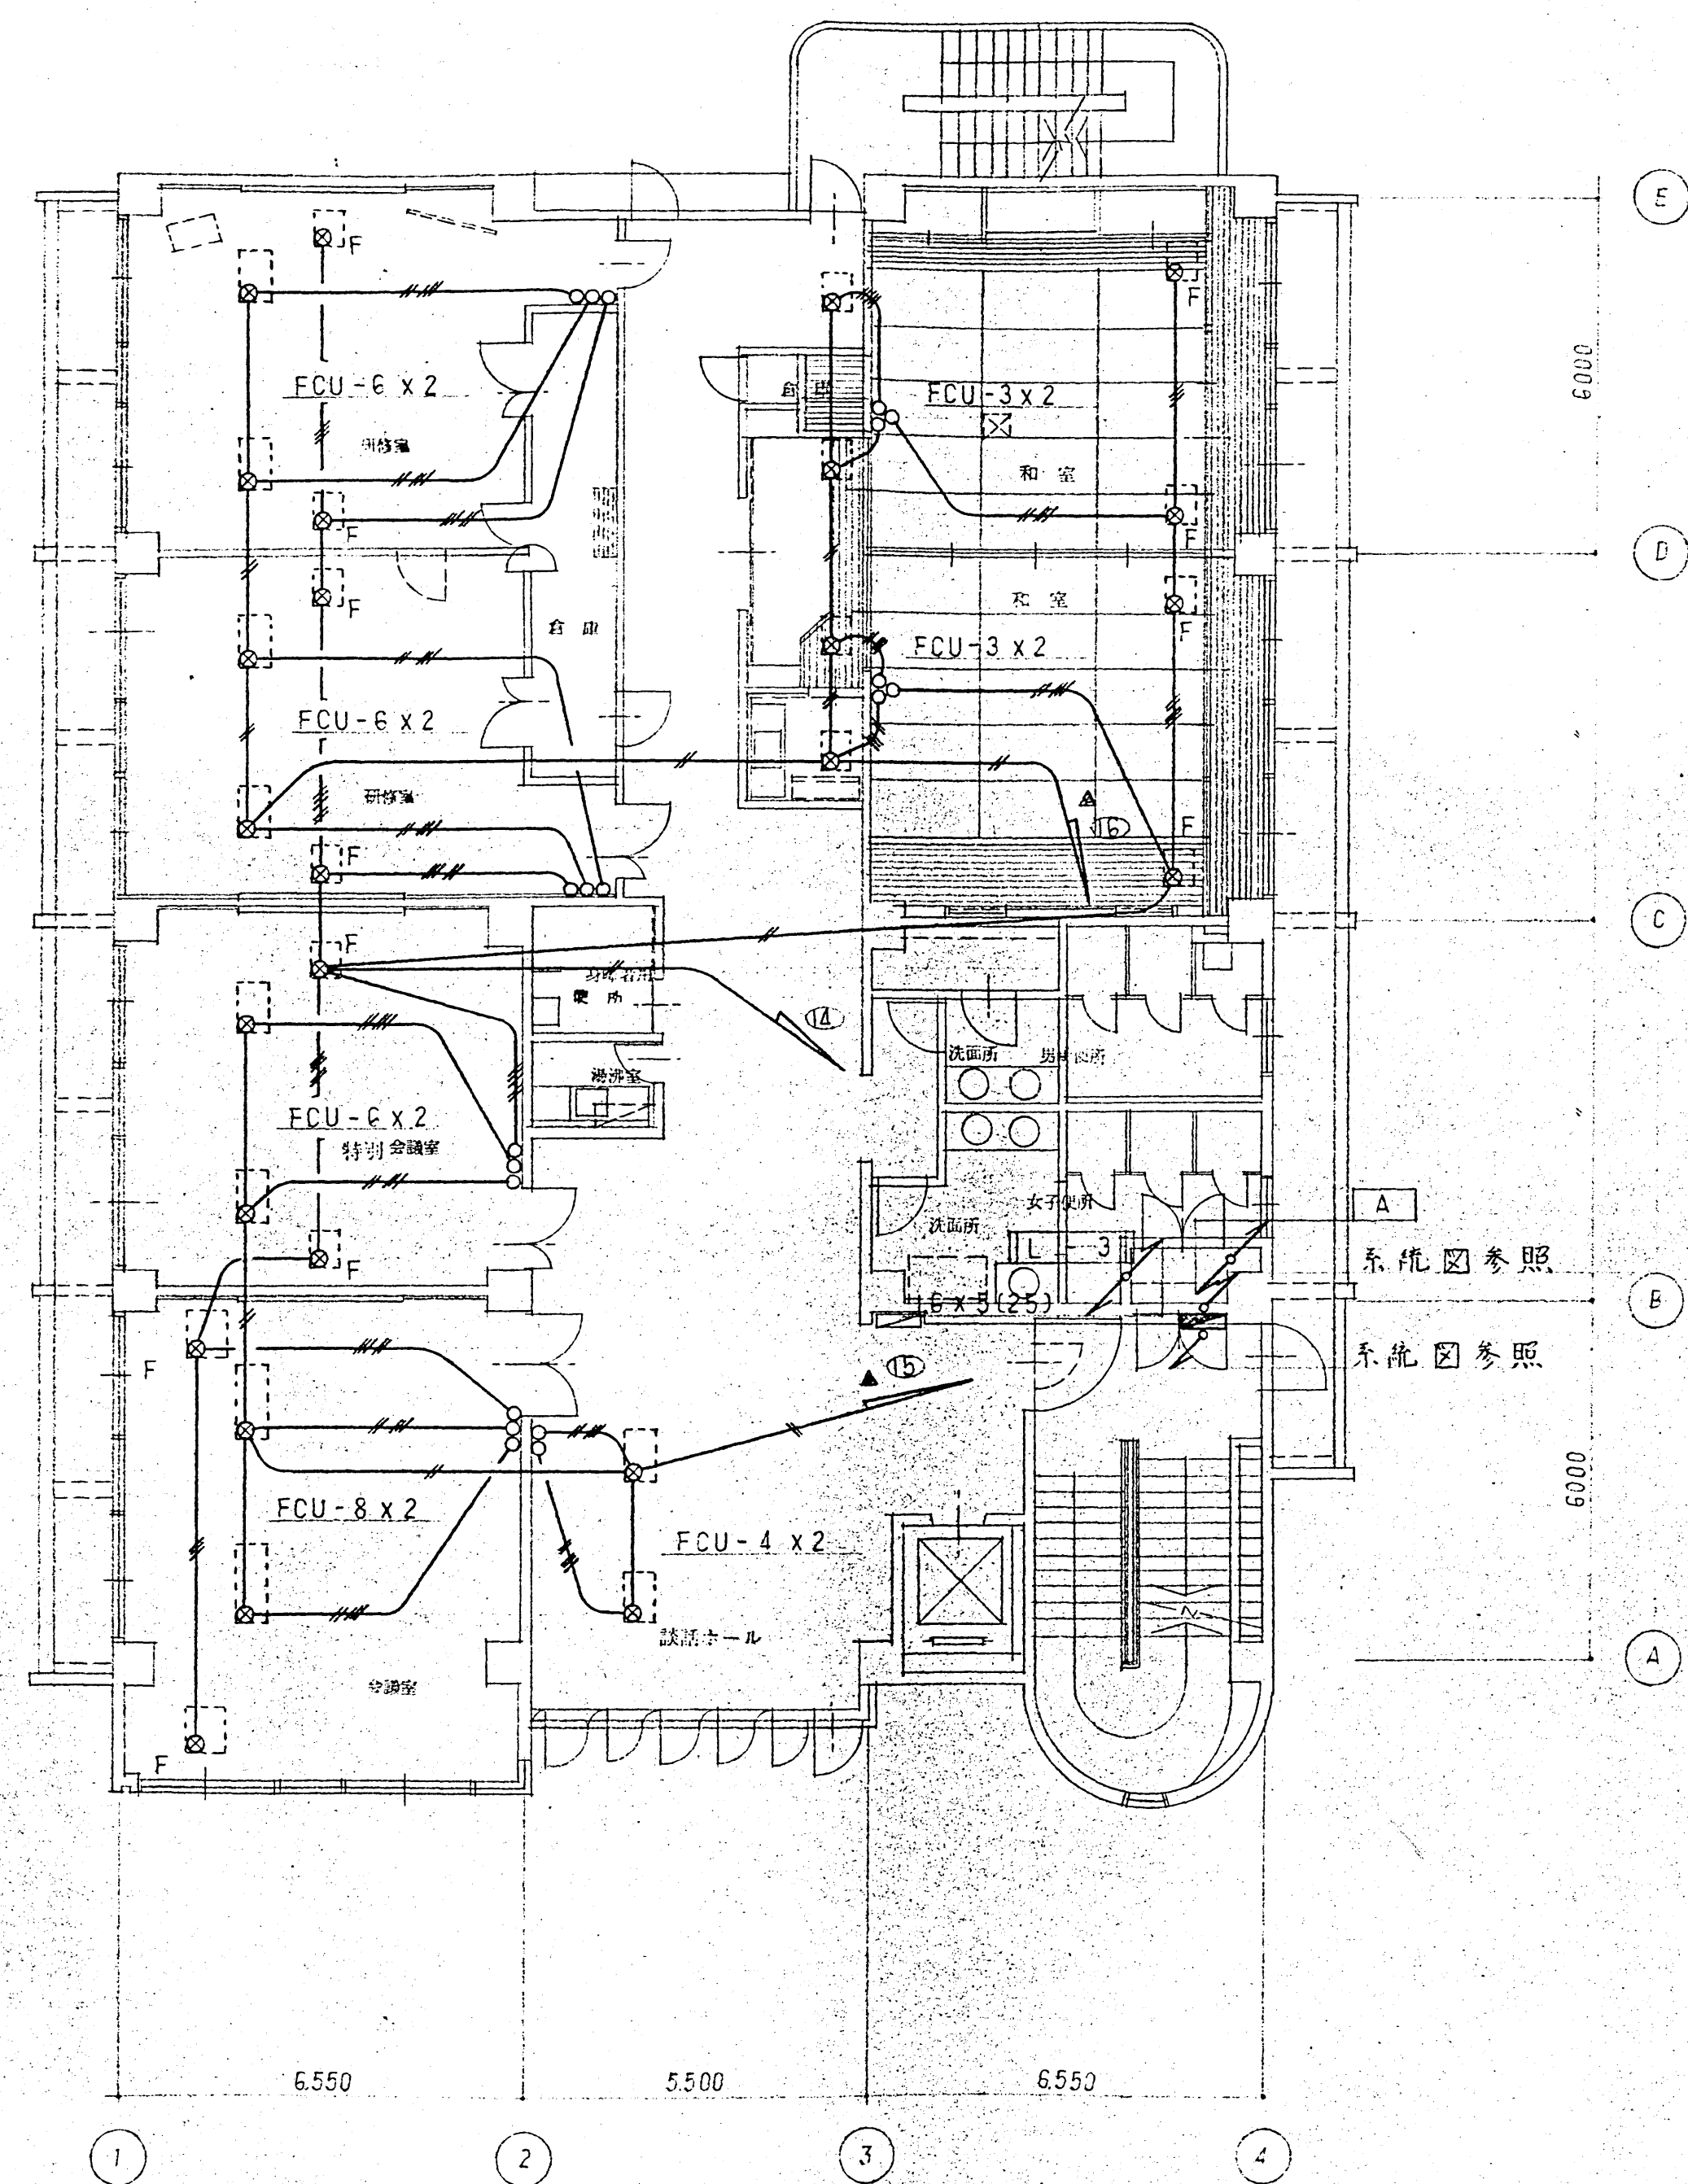

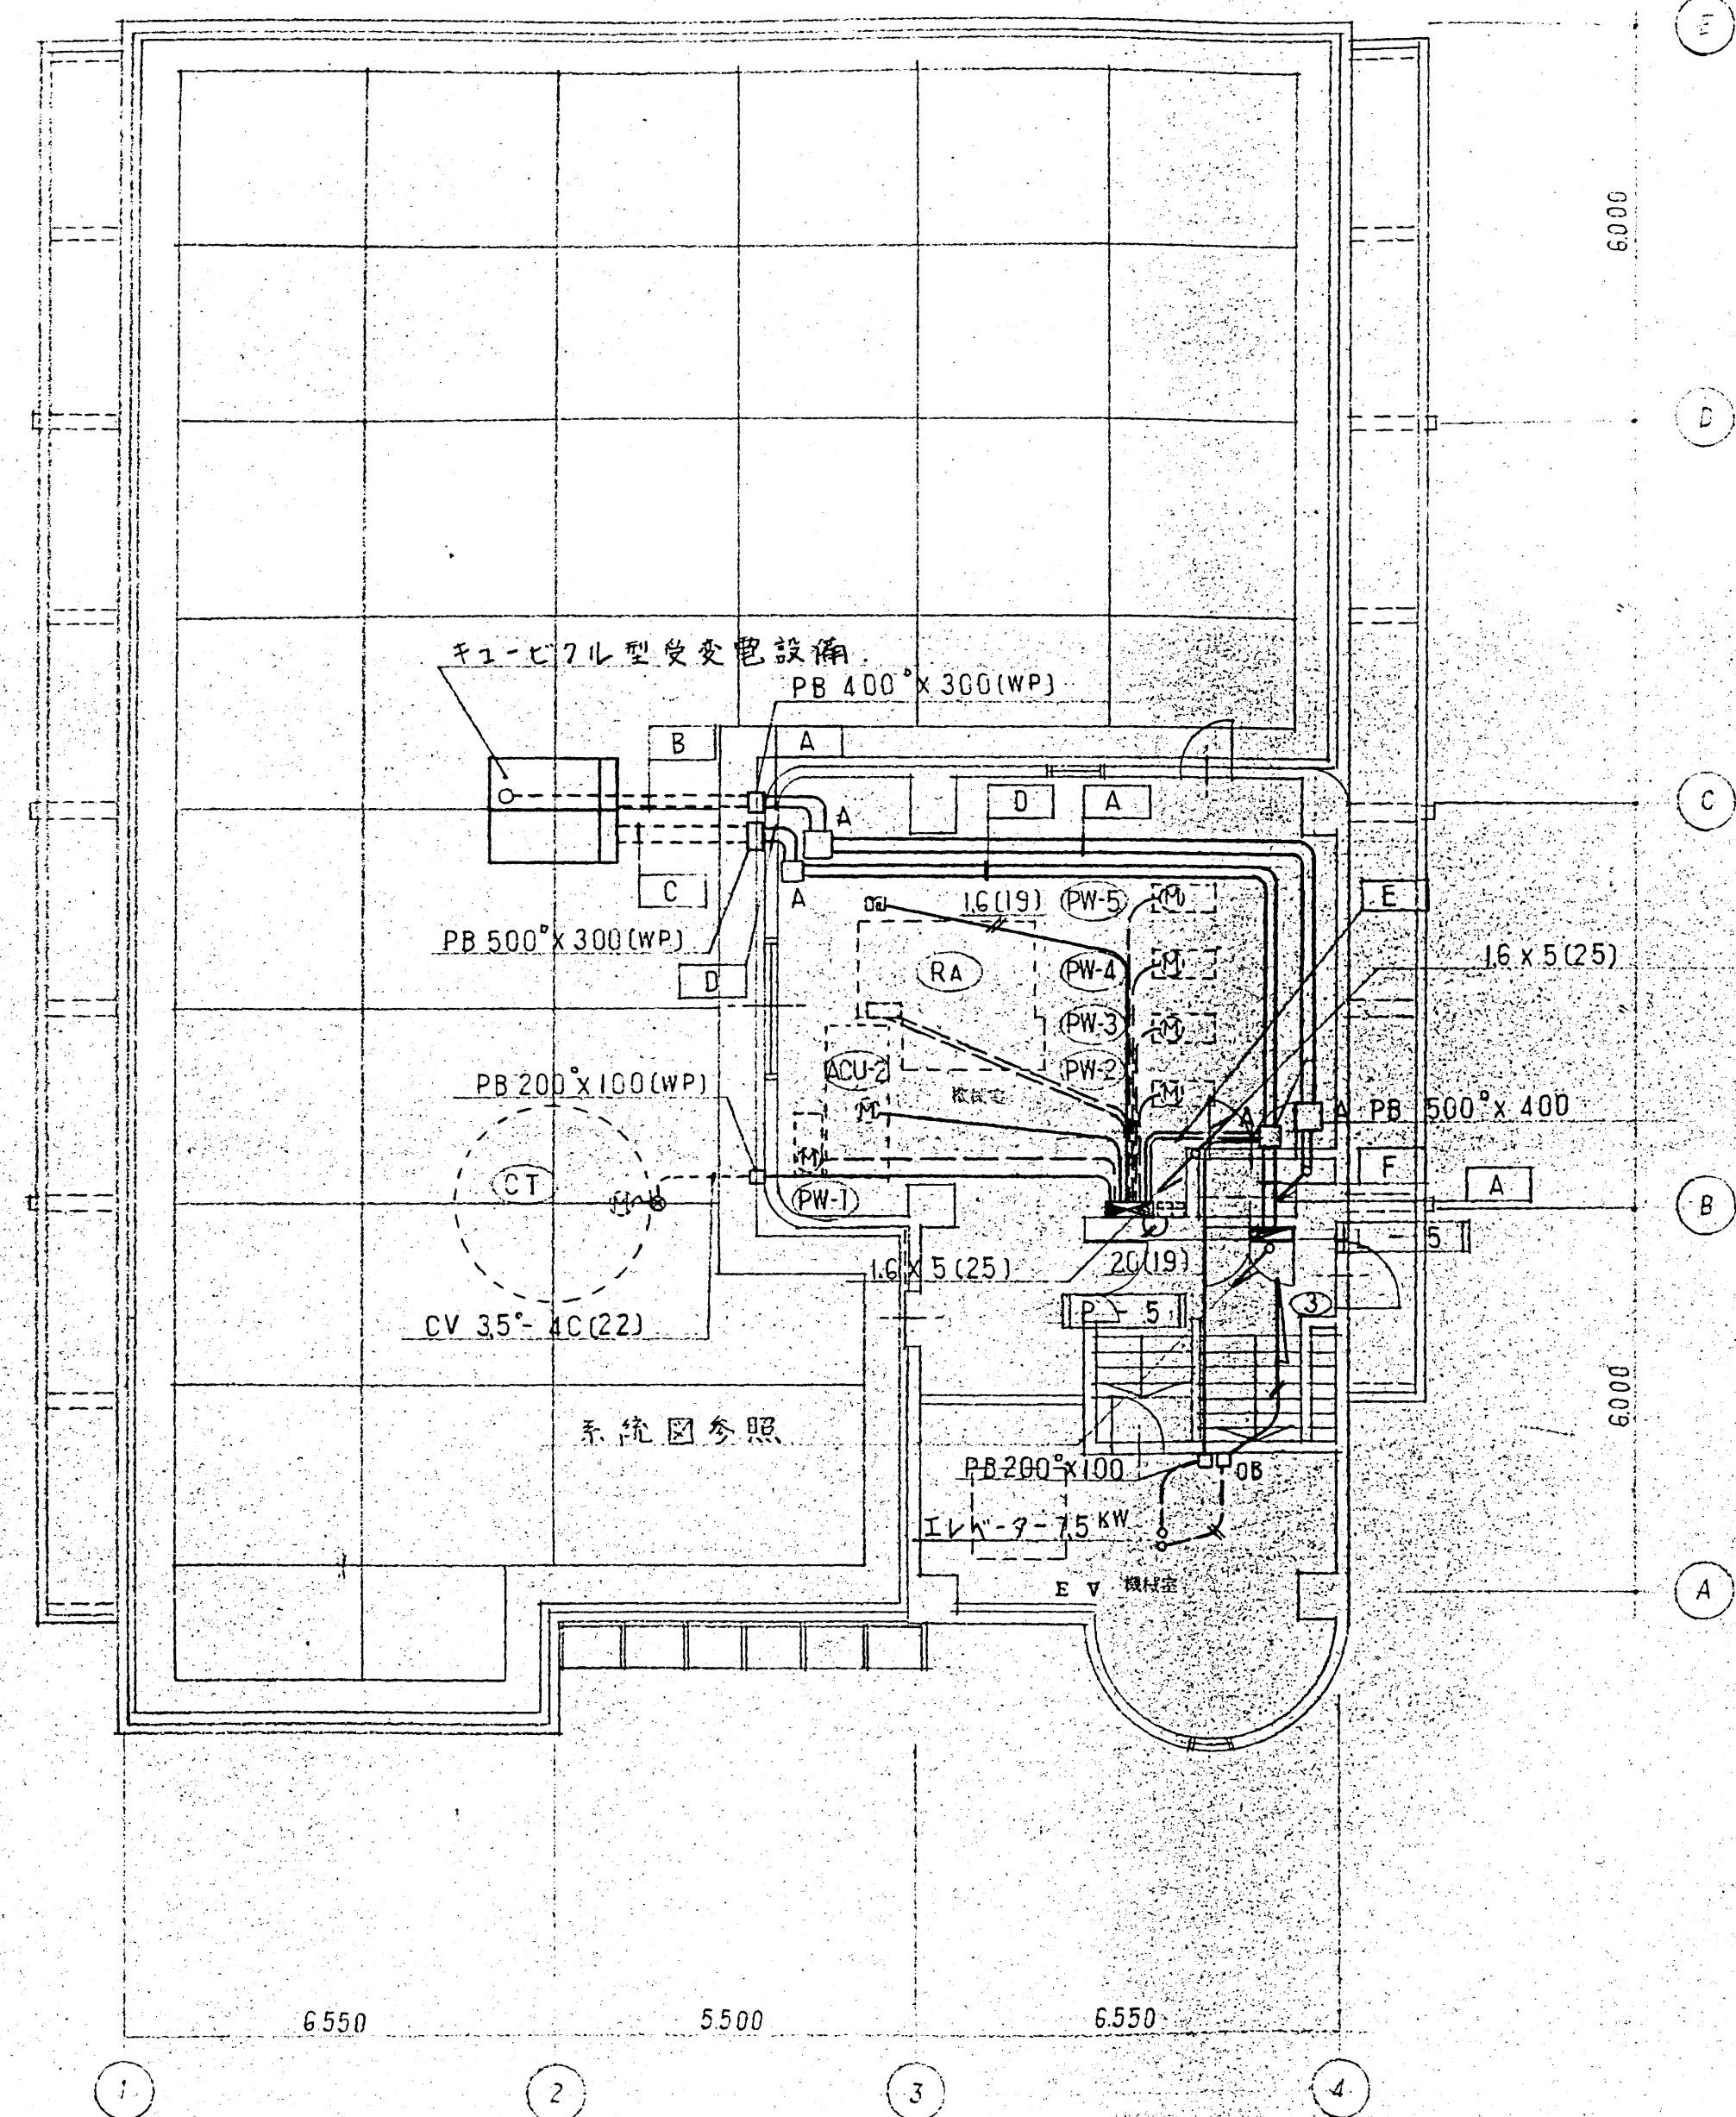


5 階平面図 SCALE 1:100


記号	名称	仕様	容量	配管サイズ
PW-1	冷却水ポンプ		5.5 kW	55 x 3E 20 (25)
PW-2	一次給湯水ポンプ		2.2 kW	20 x 3E 20 (25)
PW-3	ファンコイル給湯水ポンプ		3.7 kW	20 x 3E 20 (25)
PW-4	大規模空調機用給湯水ポンプ		2.2 kW	20 x 3E 20 (25)
PW-5	外気空調機用給湯水ポンプ		1.5 kW	20 x 3E 20 (25)
RA	ガス吸収式冷温水機		5.3 kVA	55 x 3E 20 (25) 2 x 7 (25)
CT	クーリングタワー		2.2 kW	20 x 3E 20 (25)
ACU-2	空調機		2.2 kW	20 x 3E 20 (25)

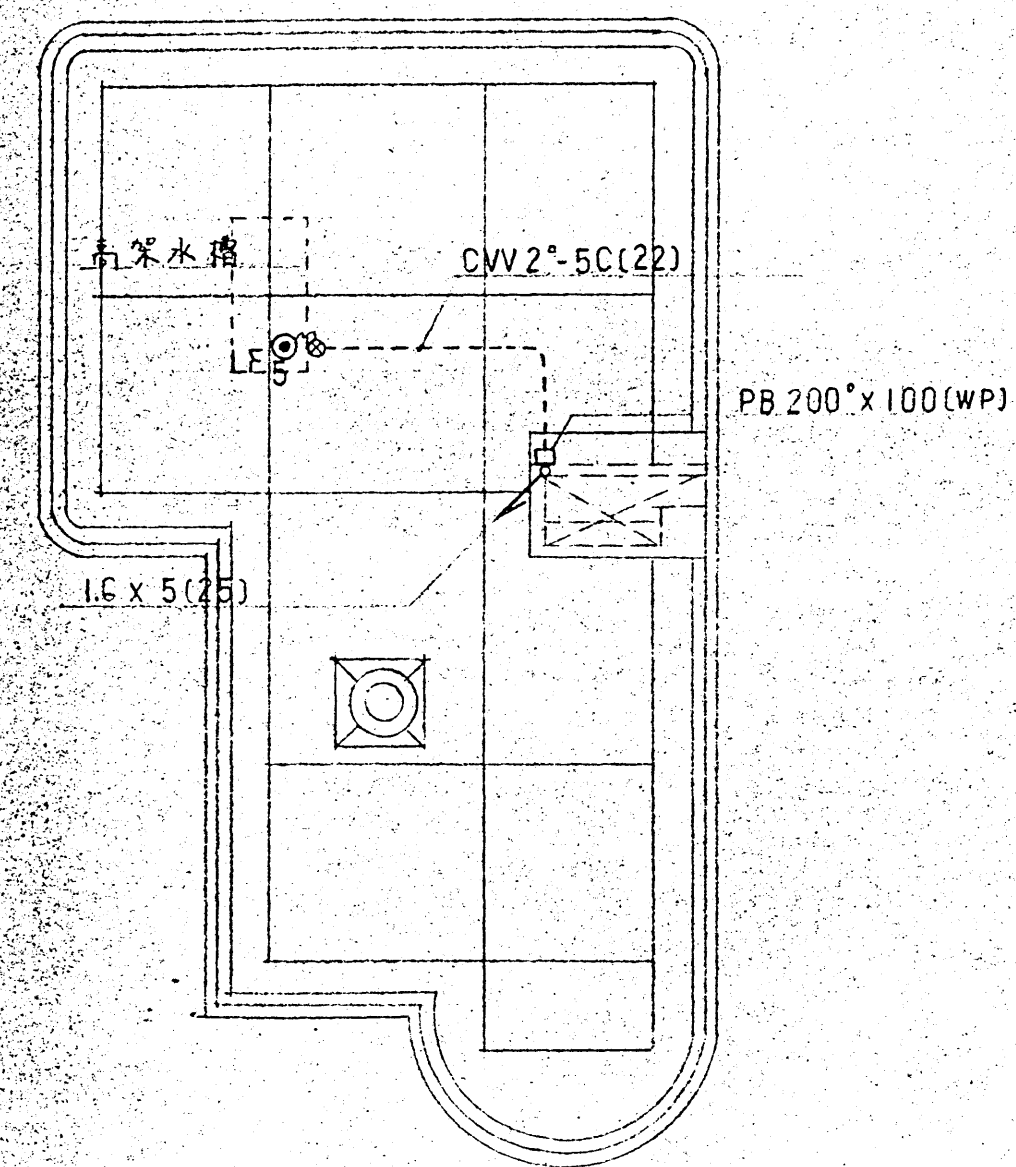

屋根平面図 SCALE 1:100

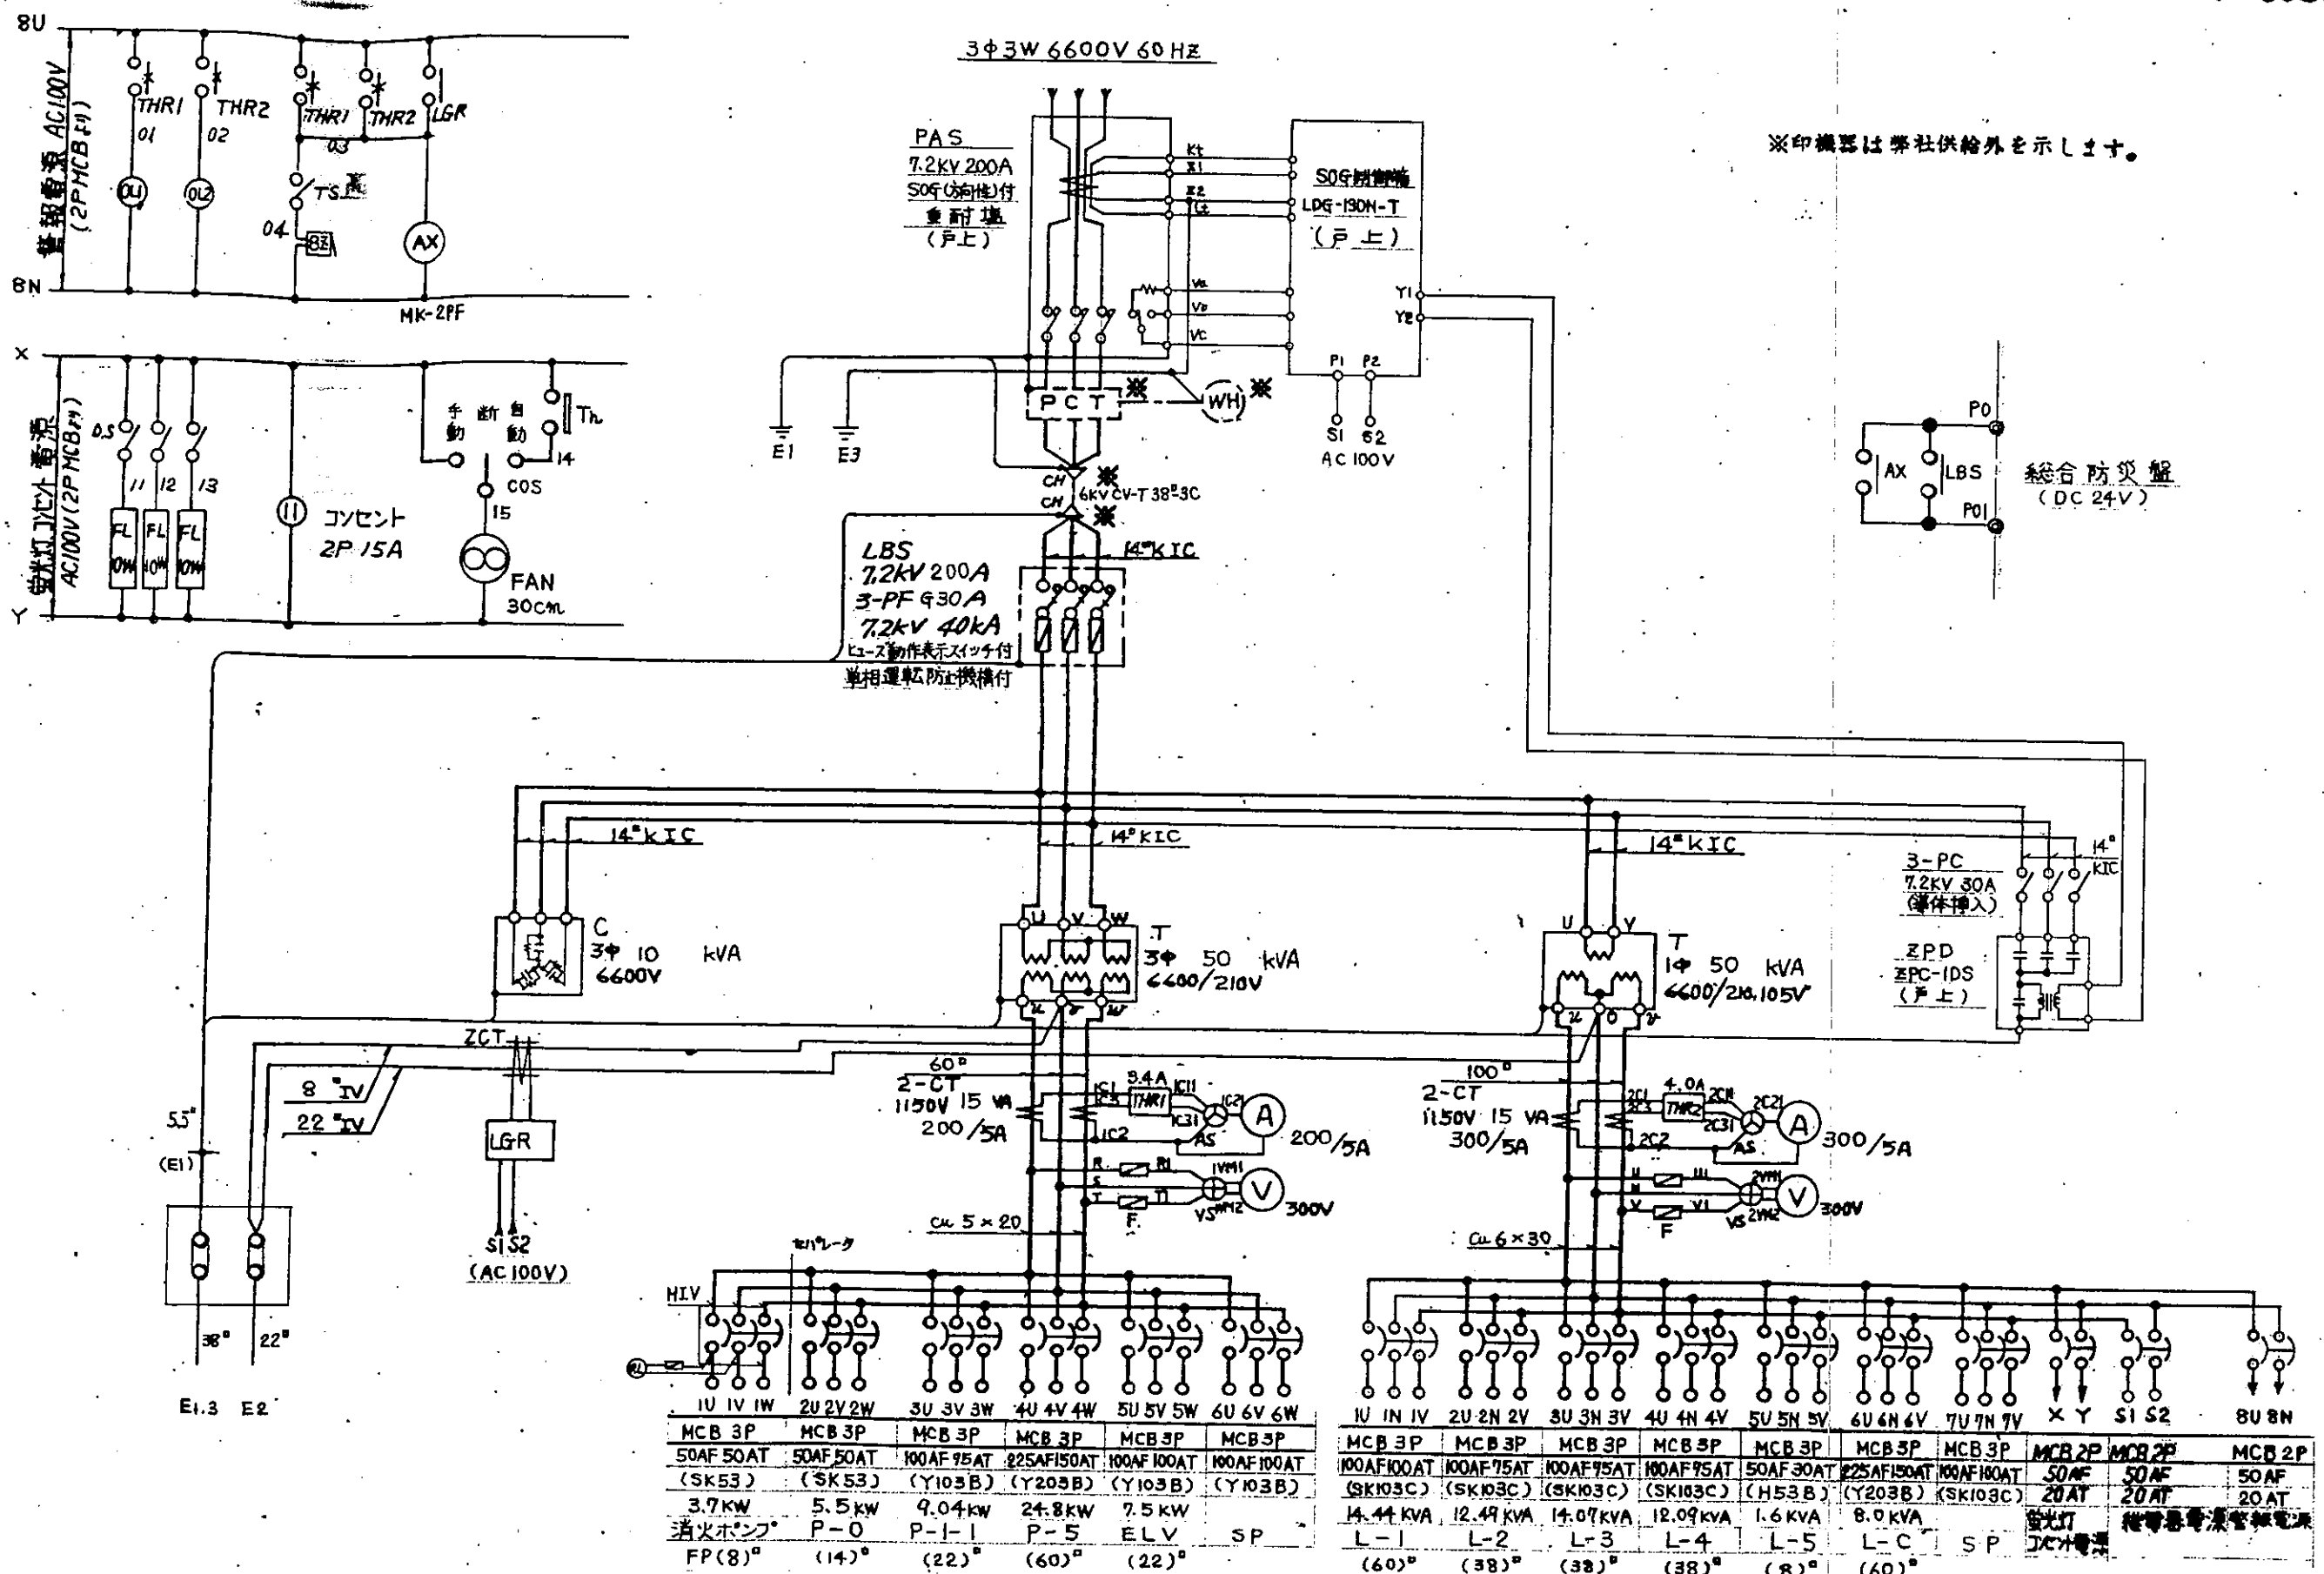

※印機器は弊社供給外を示します。

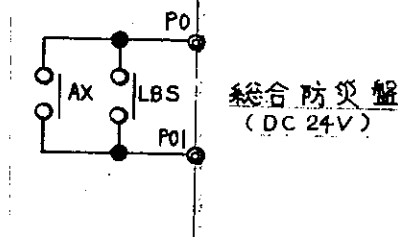

1U 1V 1W	2U 2V 2W	3U 3V 3W	4U 4V 4W	5U 5V 5W	6U 6V 6W	1U 1V 1W	2U 2V 2W	3U 3V 3W	4U 4V 4W	5U 5V 5W	6U 6V 6W	7U 7V 7W	X Y	S1 S2	8U 8W
MCB 3P	MCB 3P	MCB 3P	MCB 3P	MCB 3P	MCB 3P	MCB 3P	MCB 3P	MCB 3P	MCB 3P	MCB 3P	MCB 3P	MCB 3P	MCB 2P	MCB 2P	MCB 2P
50AF 50AT	50AF 50AT	100AF 75AT	225AF 150AT	100AF 100AT	100AF 100AT	100AF 100AT	100AF 75AT	50AF 30AT	225AF 150AT	100AF 100AT	50AF 50AT	50AF 50AT	50AF 50AT	50AF 50AT	50AF 50AT
(SK53)	(SK53)	(Y103B)	(Y203B)	(Y103B)	(Y103B)	(Y103B)	(SK103C)	(SK103C)	(SK103C)	(SK103C)	(H53B)	(Y203B)	(SK103C)	(SK103C)	(SK103C)
3.7kW	5.5kW	9.04kW	24.8kW	7.5kW			14.44kVA	12.49kVA	14.07kVA	12.09kVA	1.6kVA	8.0kVA	SP	SP	SP
消火ポンプ	P-0	P-1-1	P-5	ELV	SP		L-1	L-2	L-3	L-4	L-5	L-C	SP	SP	SP
FP(8)°	(14)°	(22)°	(60)°	(22)°			(60)°	(38)°	(38)°	(38)°	(8)°	(60)°			

図番 ORDER NO. PP-7F-962	第3角法 3RD ANGLE PROJECTION	尺法 SCALE 1/1	数量 QUANTITY	図名 TITLE 複線結線図
図面 CHECKED 設計 DESIGNED 図面 DRAWN	製 麥知電機製世所 AICHI ELECTRIC WORKS CO. LTD			図番 DRAWING NO. 34-F437-P5/
中 嶋 江 廣				